



NOTE.

- 1-2PR TEV DIA. 0.65MM IN # 3/4" I/MC.
2-2PR TEV DIA. 0.65MM IN # 3/4" I/MC.
3-2PR TEV DIA. 0.65MM IN # 3/4" I/MC.
4-2PR TEV DIA. 0.65MM IN # 3/4" I/MC.
5-2PR TEV DIA. 0.65MM IN # 3/4" I/MC.
6-2PR TEV DIA. 0.65MM IN # 3/4" I/MC.
7-2PR TEV DIA. 0.65MM IN # 3/4" I/MC.
8-2PR TEV DIA. 0.65MM IN # 3/4" I/MC.
9-2PR TEV DIA. 0.65MM IN # 3/4" I/MC.
10-2PR TEV DIA. 0.65MM IN # 3/4" I/MC.

Printer B&W = 7
Printer color = 1
MFP = 2
รวม = 10

CHECK UP SP3510SF T333QA04706 ไม่เข้าระบบ 3 เครื่อง

งานประชาสัมพันธ์ SP3510SF T333QA04749 ไม่เข้าระบบ 3 เครื่อง

เวชระเบียน SP3510SF T333QA04709 ไม่เข้าระบบ 3 เครื่อง

เวชระเบียน MP5002 W533M950182 Center ใช้ถ่าย

งานประชาสัมพันธ์ MP5002 W533M95193 Center ใช้ถ่าย

เวชระเบียน SP3510SF T333QA04913 เข้าระบบ 2 เครื่อง

หลักประกันสุขภาพ SP3510SF T333QA04913 เข้าระบบ 2 เครื่อง

หลักประกันสุขภาพ SPC242DN T203P800656 ไม่เข้าระบบ 1 เครื่อง

สวัสดิการสังคม SP3510SF T333QA04753 เข้าระบบ 2 เครื่อง

ฉุกเฉิน SP3510SF T333QA03477 เข้าระบบ 2 เครื่อง

ฉุกเฉิน SP3510SF T333Q902741 เข้าระบบ 1 เครื่อง ไม่เข้าระบบ 1

ชื่อโครงการ



PROJECT TITLE
โครงการกลุ่มอาคาร
เฉลิมพระเกียรติ 84 พรรษา
ณ มหาวิทยาลัยเทคโนโลยีพระจอมเกล้าธนบุรี

(1) กลุ่มอาคารเฉลิมพระเกียรติ 84 พรรษา 1
เข้างานโครงการ : มหาวิทยาลัยเทคโนโลยีพระจอมเกล้าธนบุรี

ผู้ออกแบบสถาปัตย์โครงสร้าง



ผู้ออกแบบระบบ



ที่ปรึกษาควบคุมงาน



คู่ค้าบริษัทที่ปรึกษา อินเทอร์เน็ต และ ซีทีเอสเอ็น

วันที่ 21/12/12 จำนวน ๓๓ใบ มีสื่อ ๑.๕๓๓ ก.บ. (รวมรวม) ๓๐๐๐
โทร. (๐๒) ๕๓๓๕๕๕-๗ โทรสาร. (๐๒) ๕๓๓๕๕๕

ผู้จัดทำโครงการ :
อ.สมชาย ธีระศักดิ์ ๕๓ ๑๑๐

ผู้บันทึก



EMC Public Company Limited
บริษัท ซี เอ็ม ซี จำกัด (มหาชน)
เลขที่ ๑๐๖-๕๖-๕๗ ซอย ๑๗ แขวงจตุจักร กทม. ๑๐๑๐๐
โทร. ๐๒-๕๖๑-๕๖๐๐-๕๖๑๐-๓๑ โทรสาร ๐๒-๕๖๑-๕๖๑๐-๓๑

ผู้ตรวจสอบโครงการ :
อ.สมชาย ธีระศักดิ์

วิศวกรโครงการ :
นาย _____

สถาปนิกโครงการ :
นาย _____

วิศวกรไฟฟ้า :
นาย _____


วิศวกรระบบคอมพิวเตอร์ :
นาย _____

วิศวกรเครื่องกล :
นาย _____

TITLE : (AS-BUILTS DWG.)
COMPUTER, TELEPHONE, MATV SYSTEMS FOR 2nd FLOOR PLAN

LOCATION: มหาวิทยาลัยเทคโนโลยีพระจอมเกล้าธนบุรี
อ.ตลิ่งชัน จ.กรุงเทพฯ ๑๐๕๐๐

JOB NO: _____ SCALE: 1:150
DRAWN: Warawut D. CHECKED: SUMIT J.
DATE ISSUED: 29-09-2012
DWG. NO. _____ TOTAL
AS-1-CM-09 31

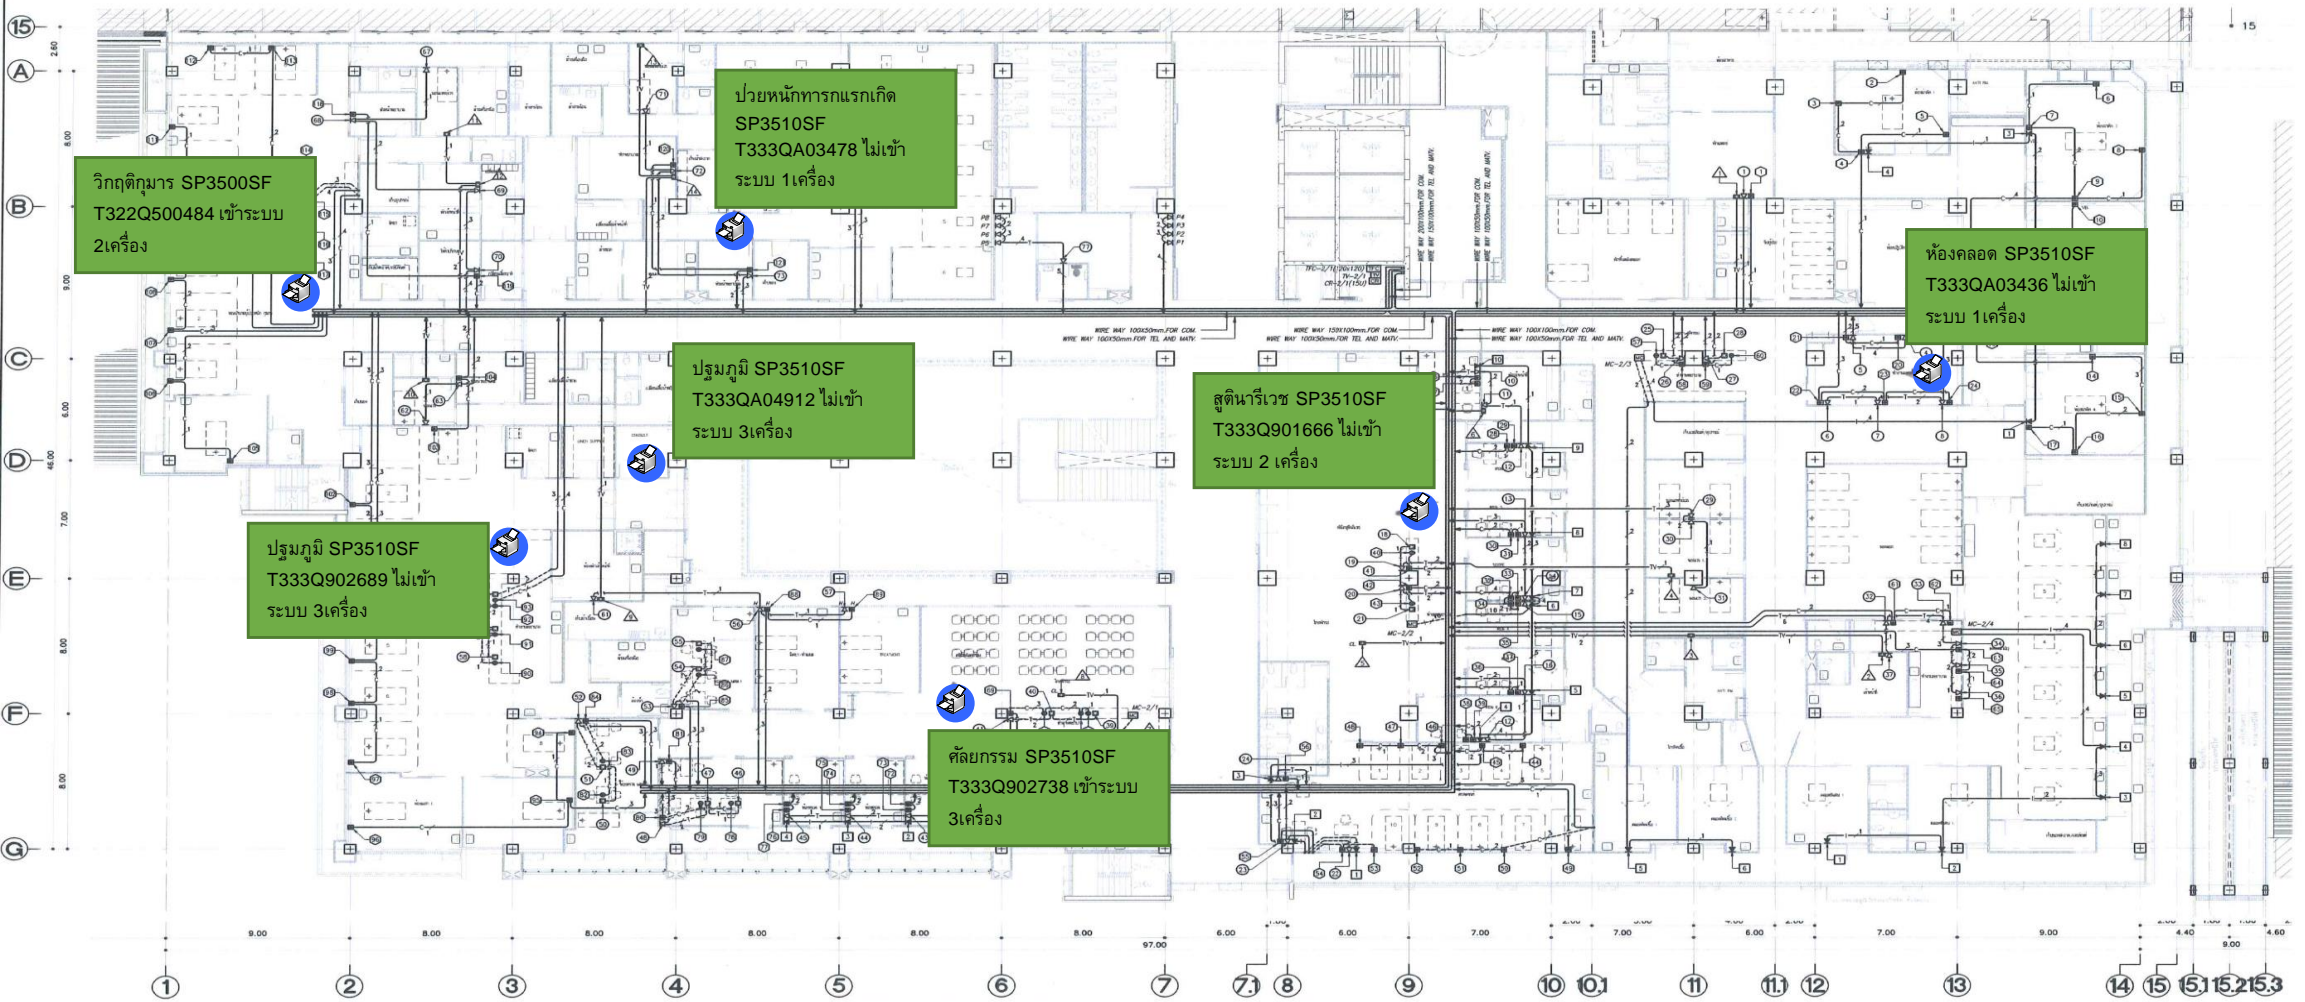

ป้ายหนักทหารบกเกิด
SP3510SF
T333QA03478 ไม่เข้า
ระบบ 1 เครื่อง

ห้องคลอด SP3510SF
T333QA03436 ไม่เข้า
ระบบ 1 เครื่อง

วิกฤตติมาร SP3500SF
T322Q500484 เข้าระบบ
2 เครื่อง

ปฐมภูมิ SP3510SF
T333QA04912 ไม่เข้า
ระบบ 3 เครื่อง

สูตินารีเวช SP3510SF
T333Q901666 ไม่เข้า
ระบบ 2 เครื่อง

ปฐมภูมิ SP3510SF
T333Q902689 ไม่เข้า
ระบบ 3 เครื่อง

ศัลยกรรม SP3510SF
T333Q902738 เข้าระบบ
3 เครื่อง

COMPUTER, TELEPHONE, MATV SYSTEMS FOR 2nd FLOOR PLAN
SCALE 1:150

- B&W Printer
- Color Printer
- B&W Copier/MFP

Printer B&W = 7
Printer color =
MFP =
รวม = 7

NOTE.

1-2PR TIEV DIA. 0.65MM IN # 3/4" I.M.C.	1-2PR TIEV DIA. 0.65MM IN # 3/4" I.M.C.	1-4PR UTP CAT-6 IN # 3/4" I.M.C.
2-2PR TIEV DIA. 0.65MM IN # 3/4" I.M.C.	2-2PR TIEV DIA. 0.65MM IN # 3/4" I.M.C.	2-4PR UTP CAT-6 IN # 3/4" I.M.C.
3-2PR TIEV DIA. 0.65MM IN # 3/4" I.M.C.	3-2PR TIEV DIA. 0.65MM IN # 3/4" I.M.C.	3-4PR UTP CAT-6 IN # 3/4" I.M.C.
4-2PR TIEV DIA. 0.65MM IN # 3/4" I.M.C.	4-2PR TIEV DIA. 0.65MM IN # 3/4" I.M.C.	4-4PR UTP CAT-6 IN # 3/4" I.M.C.
5-2PR TIEV DIA. 0.65MM IN # 3/4" I.M.C.	5-2PR TIEV DIA. 0.65MM IN # 3/4" I.M.C.	1-4PR UTP CAT-6 IN # 3/4" I.M.C.
6-2PR TIEV DIA. 0.65MM IN # 3/4" I.M.C.	6-2PR TIEV DIA. 0.65MM IN # 3/4" I.M.C.	2-4PR UTP CAT-6 IN # 3/4" I.M.C.
7-2PR TIEV DIA. 0.65MM IN # 3/4" I.M.C.	7-2PR TIEV DIA. 0.65MM IN # 3/4" I.M.C.	3-4PR UTP CAT-6 IN # 3/4" I.M.C.
8-2PR TIEV DIA. 0.65MM IN # 3/4" I.M.C.	8-2PR TIEV DIA. 0.65MM IN # 3/4" I.M.C.	4-4PR UTP CAT-6 IN # 3/4" I.M.C.
9-2PR TIEV DIA. 0.65MM IN # 3/4" I.M.C.	9-2PR TIEV DIA. 0.65MM IN # 3/4" I.M.C.	
10-2PR TIEV DIA. 0.65MM IN # 3/4" I.M.C.	10-2PR TIEV DIA. 0.65MM IN # 3/4" I.M.C.	
1-2PR TIEV DIA. 0.65MM IN # 3/4" I.M.C.	1-2PR TIEV DIA. 0.65MM IN # 3/4" I.M.C.	1-(RG-6) IN # 3/4" E.M.T.
2-2PR TIEV DIA. 0.65MM IN # 3/4" I.M.C.	2-2PR TIEV DIA. 0.65MM IN # 3/4" I.M.C.	2-(RG-6) IN # 3/4" E.M.T.
3-2PR TIEV DIA. 0.65MM IN # 3/4" I.M.C.	3-2PR TIEV DIA. 0.65MM IN # 3/4" I.M.C.	
4-2PR TIEV DIA. 0.65MM IN # 3/4" I.M.C.	4-2PR TIEV DIA. 0.65MM IN # 3/4" I.M.C.	
5-2PR TIEV DIA. 0.65MM IN # 3/4" I.M.C.	5-2PR TIEV DIA. 0.65MM IN # 3/4" I.M.C.	
6-2PR TIEV DIA. 0.65MM IN # 3/4" I.M.C.	6-2PR TIEV DIA. 0.65MM IN # 3/4" I.M.C.	
7-2PR TIEV DIA. 0.65MM IN # 3/4" I.M.C.	7-2PR TIEV DIA. 0.65MM IN # 3/4" I.M.C.	
8-2PR TIEV DIA. 0.65MM IN # 3/4" I.M.C.	8-2PR TIEV DIA. 0.65MM IN # 3/4" I.M.C.	
9-2PR TIEV DIA. 0.65MM IN # 3/4" I.M.C.	9-2PR TIEV DIA. 0.65MM IN # 3/4" I.M.C.	
10-2PR TIEV DIA. 0.65MM IN # 3/4" I.M.C.	10-2PR TIEV DIA. 0.65MM IN # 3/4" I.M.C.	

ชื่อโครงการ



PROJECT TITLE
โครงการกลุ่มอาคาร
เฉลิมพระเกียรติ 84 พรรษา
ณ มหาวิทยาลัยเทคโนโลยีพระจอมเกล้าธนบุรี

(1) กลุ่มอาคารเฉลิมพระเกียรติ 84 พรรษา 1
อาคารโครงการ : มหาวิทยาลัยเทคโนโลยีพระจอมเกล้าธนบุรี

ผู้ออกแบบอาคาร : บริษัท เอ็ม ซี จำกัด (มหาชน)

ผู้ออกแบบระบบ
ARCHITECTS ONE HUNDRED AND TEN CO., LTD.
ARCHITECTS ONE HUNDRED AND TEN CO., LTD.
110

ผู้ออกแบบระบบ
ELEMAG COMPANY LIMITED

ที่ปรึกษาควบคุมงาน
INTERPAD

กลุ่มบริษัทที่ปรึกษา วิศวกรรม และ วิศวกรรมโยธา
บริษัท 21/21/21 จำกัด โทร 02-654-4100 โทรสาร 02-654-4101
โทร 02-615-6100-02-615-6128-31 โทรสาร 02-615-6128-30

ผู้จัดการโครงการ :
คุณสุวิทย์ ประสงค์วิวัฒน์ โทร 02-615-6100-02

ผู้บันทึก :
นาย ชัยวัฒน์ โทร 02-615-6100-02

EMC
EMC Public Company Limited
บริษัท อีเอ็ม ซี จำกัด (มหาชน)
เลขที่ 140/66-07 ซอยสุขุมวิท 79 แขวงคลองเตย เขตคลองเตย กรุงเทพฯ 10110
โทร 02-615-6100-02-615-6128-31 โทรสาร 02-615-6128-30

ผู้จัดการโครงการ :
คุณสุวิทย์ ประสงค์วิวัฒน์

วิศวกรโครงการ :
นาย ชัยวัฒน์

สถาปนิกโครงการ :
นาย ชัยวัฒน์

วิศวกรไฟฟ้า :
นาย ชัยวัฒน์


วิศวกรสิ่งแวดล้อม :
นาย ชัยวัฒน์

วิศวกรเครื่องกล :
นาย ชัยวัฒน์

TITLE : (AS-BUILTS DWG.)
COMPUTER, TELEPHONE, MATV SYSTEMS FOR 3rd FLOOR PLAN

LOCATION: มหาวิทยาลัยเทคโนโลยีพระจอมเกล้าธนบุรี
อาคาร 4 ชั้นสูง 10000

JOB NO: SCALE: 1:150
DRAWN: Warawut D. CHECKED: SUWIT J.
DATE ISSUED: 29-09-2012
DWG. NO. TOTAL
AS-1-CM-10 31

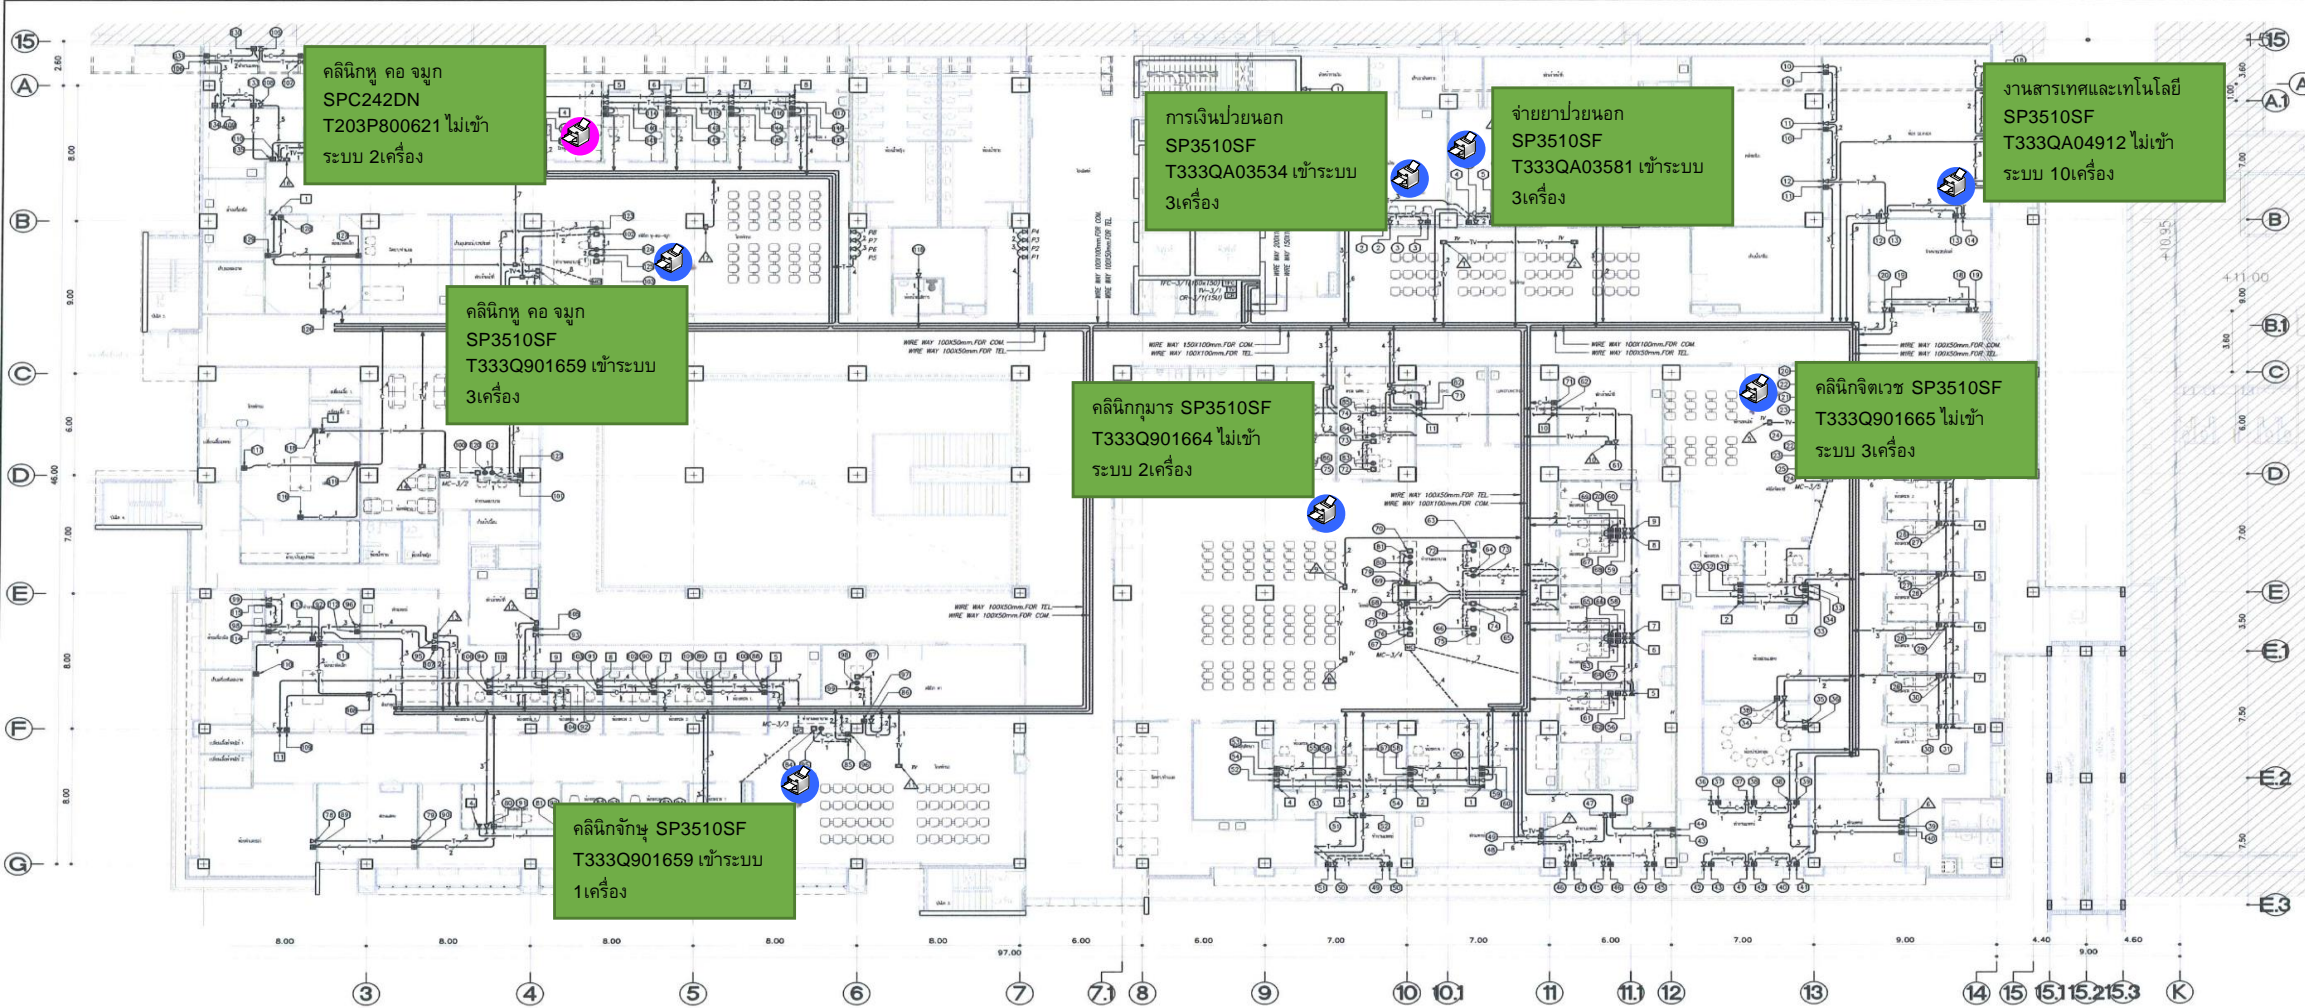

คลินิกหู คอ จมูก
SPC242DN
T203P800621 ไม่เข้า
ระบบ 21 เครื่อง

การเงินภายนอก
SP3510SF
T333QA03534 เข้าระบบ
3 เครื่อง

จ่ายยาภายนอก
SP3510SF
T333QA03581 เข้าระบบ
3 เครื่อง

งานสารเทศและเทคโนโลยี่
SP3510SF
T333QA04912 ไม่เข้า
ระบบ 10 เครื่อง

คลินิกหู คอ จมูก
SP3510SF
T333Q901659 เข้าระบบ
3 เครื่อง

คลินิกกุมาร SP3510SF
T333Q901664 ไม่เข้า
ระบบ 2 เครื่อง

คลินิกจิตเวช SP3510SF
T333Q901665 ไม่เข้า
ระบบ 3 เครื่อง

คลินิกจักษุ SP3510SF
T333Q901659 เข้าระบบ
11 เครื่อง

COMPUTER, TELEPHONE, MATV SYSTEMS FOR 3rd FLOOR PLAN
SCALE 1:150

Printer B&W	= 7
Printer color	= 1
MFP	=
รวม	= 8

- 1-2PR TIEV DIA. 0.65MM IN # 3/4" I/C
- 2-2PR TIEV DIA. 0.65MM IN # 3/4" I/C
- 3-2PR TIEV DIA. 0.65MM IN # 3/4" I/C
- 4-2PR TIEV DIA. 0.65MM IN # 3/4" I/C
- 5-2PR TIEV DIA. 0.65MM IN # 3/4" I/C
- 6-2PR TIEV DIA. 0.65MM IN # 3/4" I/C
- 7-2PR TIEV DIA. 0.65MM IN # 3/4" I/C
- 8-2PR TIEV DIA. 0.65MM IN # 3/4" I/C
- 9-2PR TIEV DIA. 0.65MM IN # 3/4" I/C
- 10-2PR TIEV DIA. 0.65MM IN # 3/4" I/C

NOTE.

- 1-2PR TIEV DIA. 0.65MM IN # 3/4" I/C
- 2-2PR TIEV DIA. 0.65MM IN # 3/4" I/C
- 3-2PR TIEV DIA. 0.65MM IN # 3/4" I/C
- 4-2PR TIEV DIA. 0.65MM IN # 3/4" I/C
- 5-2PR TIEV DIA. 0.65MM IN # 3/4" I/C
- 6-2PR TIEV DIA. 0.65MM IN # 3/4" I/C
- 7-2PR TIEV DIA. 0.65MM IN # 3/4" I/C
- 8-2PR TIEV DIA. 0.65MM IN # 3/4" I/C
- 9-2PR TIEV DIA. 0.65MM IN # 3/4" I/C
- 10-2PR TIEV DIA. 0.65MM IN # 3/4" I/C
- 1-4PR UTP CAT-6 IN # 3/4" I/C
- 2-4PR UTP CAT-6 IN # 3/4" I/C
- 3-4PR UTP CAT-6 IN # 3/4" I/C
- 4-4PR UTP CAT-6 IN # 3/4" I/C
- 1-4PR UTP CAT-6 IN # 3/4" I/C
- 2-4PR UTP CAT-6 IN # 3/4" I/C
- 3-4PR UTP CAT-6 IN # 3/4" I/C
- 4-4PR UTP CAT-6 IN # 3/4" I/C
- 1-(RG-6) IN # 3/4" EMT
- 2-(RG-6) IN # 3/4" EMT

- B&W Printer
- Color Printer
- B&W Copier/MFP

ชื่อโครงการ



PROJECT TITLE

โครงการกลุ่มอาคาร
เฉลิมพระเกียรติ 84 พรรษา
ณ มหาวิทยาลัยวลัยราช

(1) กลุ่มอาคารเฉลิมพระเกียรติ 84 พรรษา 1
อาคารโครงการ : อาคารเรียนรวมฯ 1 ชั้นถาวร

ผู้ควบคุมสถาปัตย์โครงการ



ผู้ควบคุมระบบ



ที่ปรึกษาและควบคุมงาน



กลุ่มบริษัทที่ปรึกษา อินเตอร์แอค และ พี.พี.เอ็น.เอ็น.
เลขที่ 21/42 หมู่ 2 ตำบล นนทบุรี อ.เมือง จ.นนทบุรี 50000
โทร. (02) 5333666-7 โทรสาร (02) 5333668

ผู้ควบคุมโครงการ :

นางสาว อธิวิมล สุทธิ ๘๘ ๑-๕๐

ผู้รับจ้าง



EMC Public Company Limited
บริษัท อีเอ็ม ซี จำกัด (มหาชน)
เลขที่ 140/46-67 ซอย 17 แขวงวัดใหม่ เขตปทุมธานี กรุงเทพฯ 10150
โทร. 02-615-8100, 02-615-8128-31 แฟกซ์ 02-615-8128-30

ผู้ควบคุมโครงการ :

นายสุวัฒน์ ทรัพย์สุภา

วิศวกรโครงการ :

นาย _____

สถาปนิกโครงการ :

นาย _____

วิศวกรไฟฟ้า :

นาย _____

วิศวกรระบบคอมพิวเตอร์ :

นาย _____

วิศวกรช่างเชื่อม :

นาย _____

TITLE : (AS-BUILTS DWG.)
COMPUTER, TELEPHONE, MATV SYSTEMS FOR 4th FLOOR PLAN

LOCATION: อาคารเรียนรวมฯ ชั้นที่ 4 อาคารเรียนรวมฯ 1 ชั้นถาวร 1 อาคารเรียนรวมฯ 1 ชั้นถาวร


JOB NO: _____ SCALE: 1:125

DRAWN: Worawut D. CHECKED: SUWIT J.


DATE ISSUED: 29-09-2012

DWG. NO. _____ TOTAL

AS-1-CM-11 31

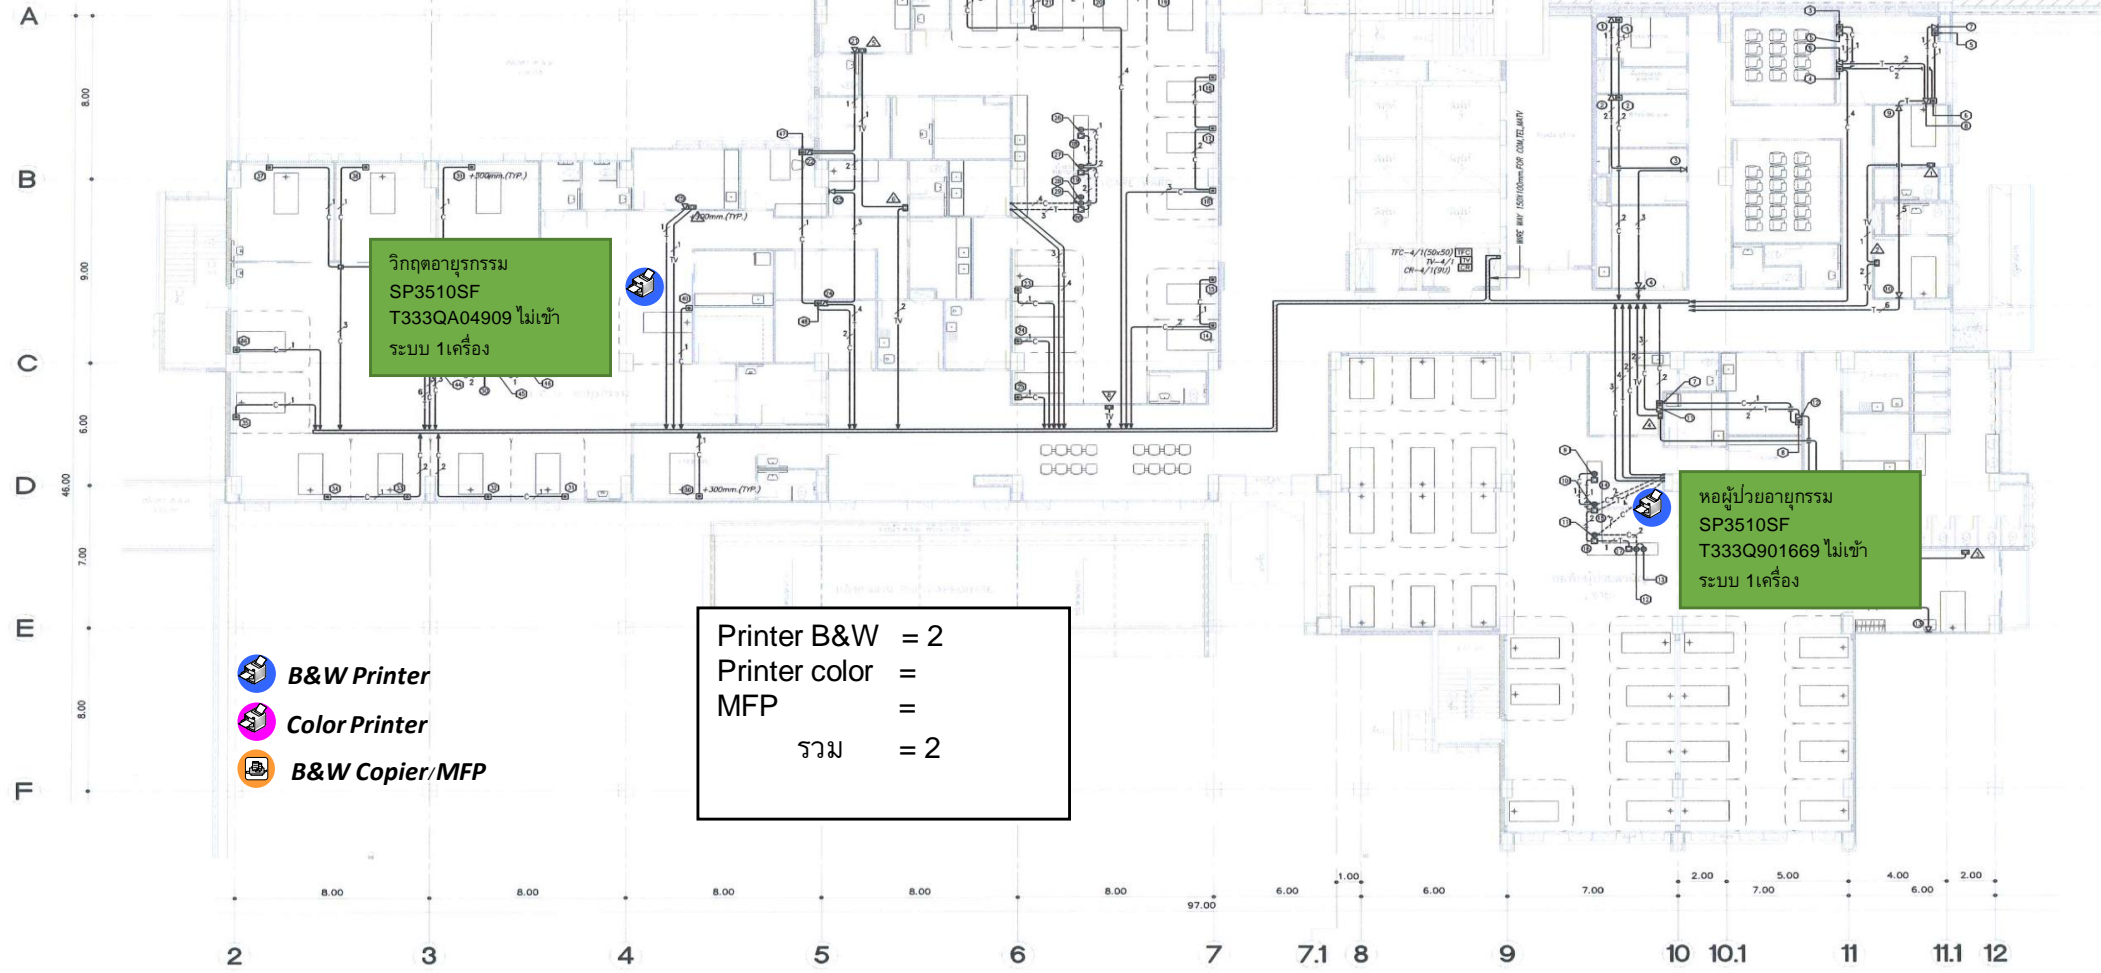


COMPUTER, TELEPHONE, MATV SYSTEMS FOR 4th FLOOR PLAN
SCALE 1:125

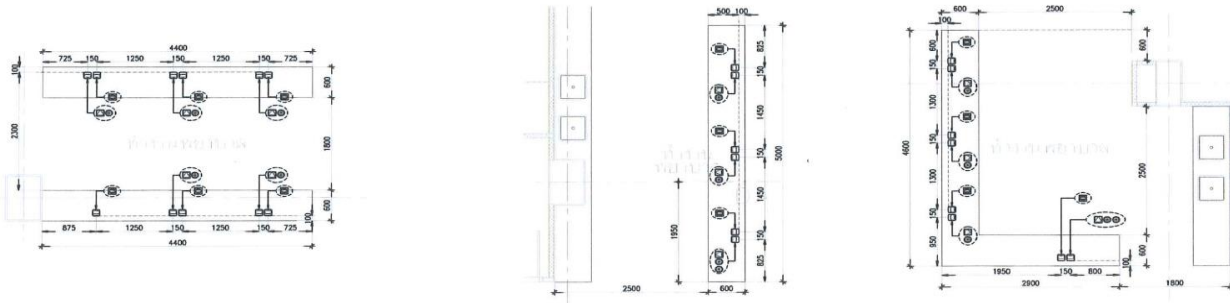

NOTE.

- T-1-2-PR TIEV DIA. 0.65MM IN # 3/4" I.M.C.
- T-2-2-PR TIEV DIA. 0.65MM IN # 3/4" I.M.C.
- T-3-2-PR TIEV DIA. 0.65MM IN # 3/4" I.M.C.
- T-4-2-PR TIEV DIA. 0.65MM IN # 3/4" I.M.C.
- T-5-2-PR TIEV DIA. 0.65MM IN # 3/4" I.M.C.
- T-6-2-PR TIEV DIA. 0.65MM IN # 3/4" I.M.C.
- T-7-2-PR TIEV DIA. 0.65MM IN # 3/4" I.M.C.
- T-8-2-PR TIEV DIA. 0.65MM IN # 3/4" I.M.C.
- T-9-2-PR TIEV DIA. 0.65MM IN # 3/4" I.M.C.
- T-10-2-PR TIEV DIA. 0.65MM IN # 3/4" I.M.C.
- T-1-4-PR UTP CAT-6 IN # 3/4" I.M.C.
- T-2-4-PR UTP CAT-6 IN # 3/4" I.M.C.
- T-3-4-PR UTP CAT-6 IN # 3/4" I.M.C.
- T-4-4-PR UTP CAT-6 IN # 3/4" I.M.C.
- T-1-4-PR UTP CAT-6 IN # 3/4" E.M.T.
- T-2-4-PR UTP CAT-6 IN # 3/4" E.M.T.
- T-3-4-PR UTP CAT-6 IN # 3/4" E.M.T.
- T-4-4-PR UTP CAT-6 IN # 3/4" E.M.T.
- TV-1-1-(RG-6) IN # 3/4" E.M.T.
- TV-2-2-(RG-6) IN # 3/4" E.M.T.
- TV-1-1-(RG-6) IN # 3/4" E.M.T.
- TV-2-2-(RG-6) IN # 3/4" E.M.T.

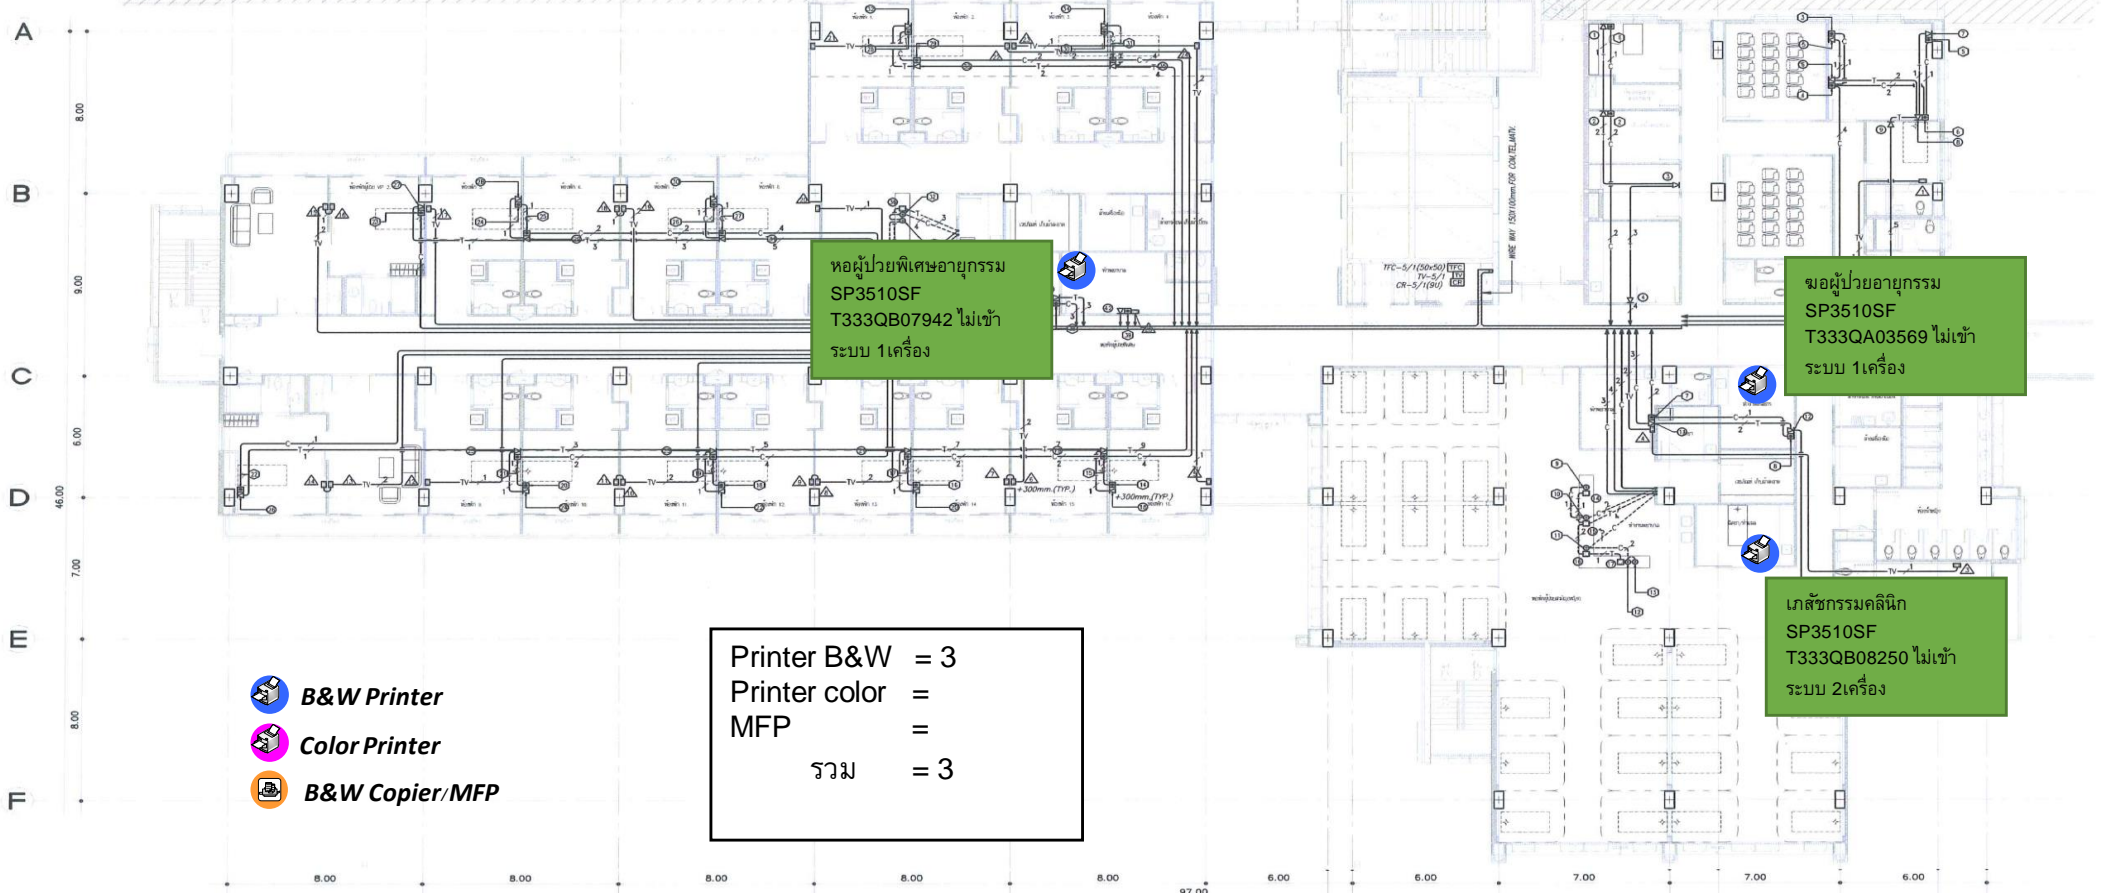

หอผู้ป่วยพิเศษอายุกรรม
SP3510SF
T333QB07942 ไม่เข้า
ระบบ 1 เครื่อง



หอผู้ป่วยอายุกรรม
SP3510SF
T333QA03569 ไม่เข้า
ระบบ 1 เครื่อง

เภสัชกรรมคลินิก
SP3510SF
T333QB08250 ไม่เข้า
ระบบ 2 เครื่อง

Printer B&W = 3
Printer color =
MFP =
รวม = 3

- B&W Printer
- Color Printer
- B&W Copier/MFP

COMPUTER, TELEPHONE, MATV SYSTEMS FOR 5th FLOOR PLAN
SCALE 1:125

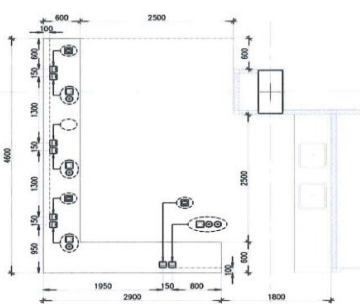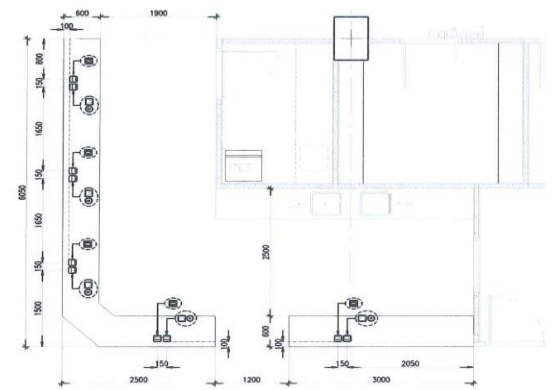

- NOTE.
- 1-2PR TIEV DIA. 0.65MM IN # 3/2"IMC.
 - 2-2PR TIEV DIA. 0.65MM IN # 3/2"IMC.
 - 3-2PR TIEV DIA. 0.65MM IN # 3/2"IMC.
 - 4-2PR TIEV DIA. 0.65MM IN # 3/2"IMC.
 - 5-2PR TIEV DIA. 0.65MM IN # 3/2"IMC.
 - 6-2PR TIEV DIA. 0.65MM IN # 3/2"IMC.
 - 7-2PR TIEV DIA. 0.65MM IN # 3/2"IMC.
 - 8-2PR TIEV DIA. 0.65MM IN # 3/2"IMC.
 - 9-2PR TIEV DIA. 0.65MM IN # 3/2"IMC.
 - 10-2PR TIEV DIA. 0.65MM IN # 3/2"IMC.
 - 1-4PR UTP CAT-6 IN # 3/2"IMC.
 - 2-4PR UTP CAT-6 IN # 3/2"IMC.
 - 3-4PR UTP CAT-6 IN # 3/2"IMC.
 - 4-4PR UTP CAT-6 IN # 3/2"IMC.
 - 1-4PR UTP CAT-6 IN # 3/2"EMT.
 - 2-4PR UTP CAT-6 IN # 3/2"EMT.
 - 3-4PR UTP CAT-6 IN # 3/2"EMT.
 - 4-4PR UTP CAT-6 IN # 3/2"EMT.
 - 1-(RG-6) IN # 3/2"EMT.
 - 2-(RG-6) IN # 3/2"EMT.
 - 1-(RG-6) IN # 3/2"EMT.
 - 2-(RG-6) IN # 3/2"EMT.

ชื่อโครงการ



PROJECT TITLE

โครงการกลุ่มอาคาร
เฉลิมพระเกียรติ 84 พรรษา
ณ มหาวิทยาลัยนครสวรรค์

(1) กลุ่มอาคารเฉลิมพระเกียรติ 84 พรรษา 1
พระองโศกธาร : มหาวิทยาลัยนครสวรรค์ จ.พิษณุโลก

ผู้ออกแบบสถาปัตย์โยธา



ผู้ออกแบบงานระบบ



ที่ปรึกษาและควบคุมงาน



กลุ่มบริษัทที่ปรึกษา อินเทอร์เน็ต และ ซี.ที.เอส.เซ็น

วันที่ 21/12/12 2 ชั้น ผลิต 6 ชั้น 1 ชั้นใหม่ 2010
Tel: (053)33666-7 โทรสาร: 05333666

ผู้จัดการโครงการ :
นาย ชัยวัฒน์ สุทธิ ๘๕ ๖140

ผู้บันทึก



EMC Public Company Limited
บริษัท อีเอ็ม ซี จำกัด (มหาชน)

เลขที่ 140/66-67 ซอย 19 แขวง 71 เขตจตุจักร กรุงเทพฯ 10000
โทร. 02-615-8100, 02-615-8128-31 แฟกซ์ 02-615-8126-30

ผู้จัดการโครงการ :
นายสุวัฒน์ ประทีปภัทรกุล

วิศวกรโครงการ :
นาย..... ๘๕

สถาปนิกโครงการ :
นาย..... ๘๕

วิศวกรไฟฟ้า :
นาย..... ๘๕

วิศวกรเครื่องกล :
นาย..... ๘๕

วิศวกรเครื่องกล :
นาย..... ๘๕

TITLE : (AS-BUILTS DWG.)

COMPUTER, TELEPHONE, MATV SYSTEMS FOR 6th-9th FLOOR PLAN

LOCATION: มหาวิทยาลัยนครสวรรค์ ตำบลท่าโพธิ์
อำเภอเมือง จ.พิษณุโลก ๖๕๐๐๐


JOB NO: SCALE: 1:125

DRAWN: Warawut D. CHECKED: SUMIT J.

DATE ISSUED: 29-09-2012

DWG. NO. TOTAL

AS-1-CM-13 31

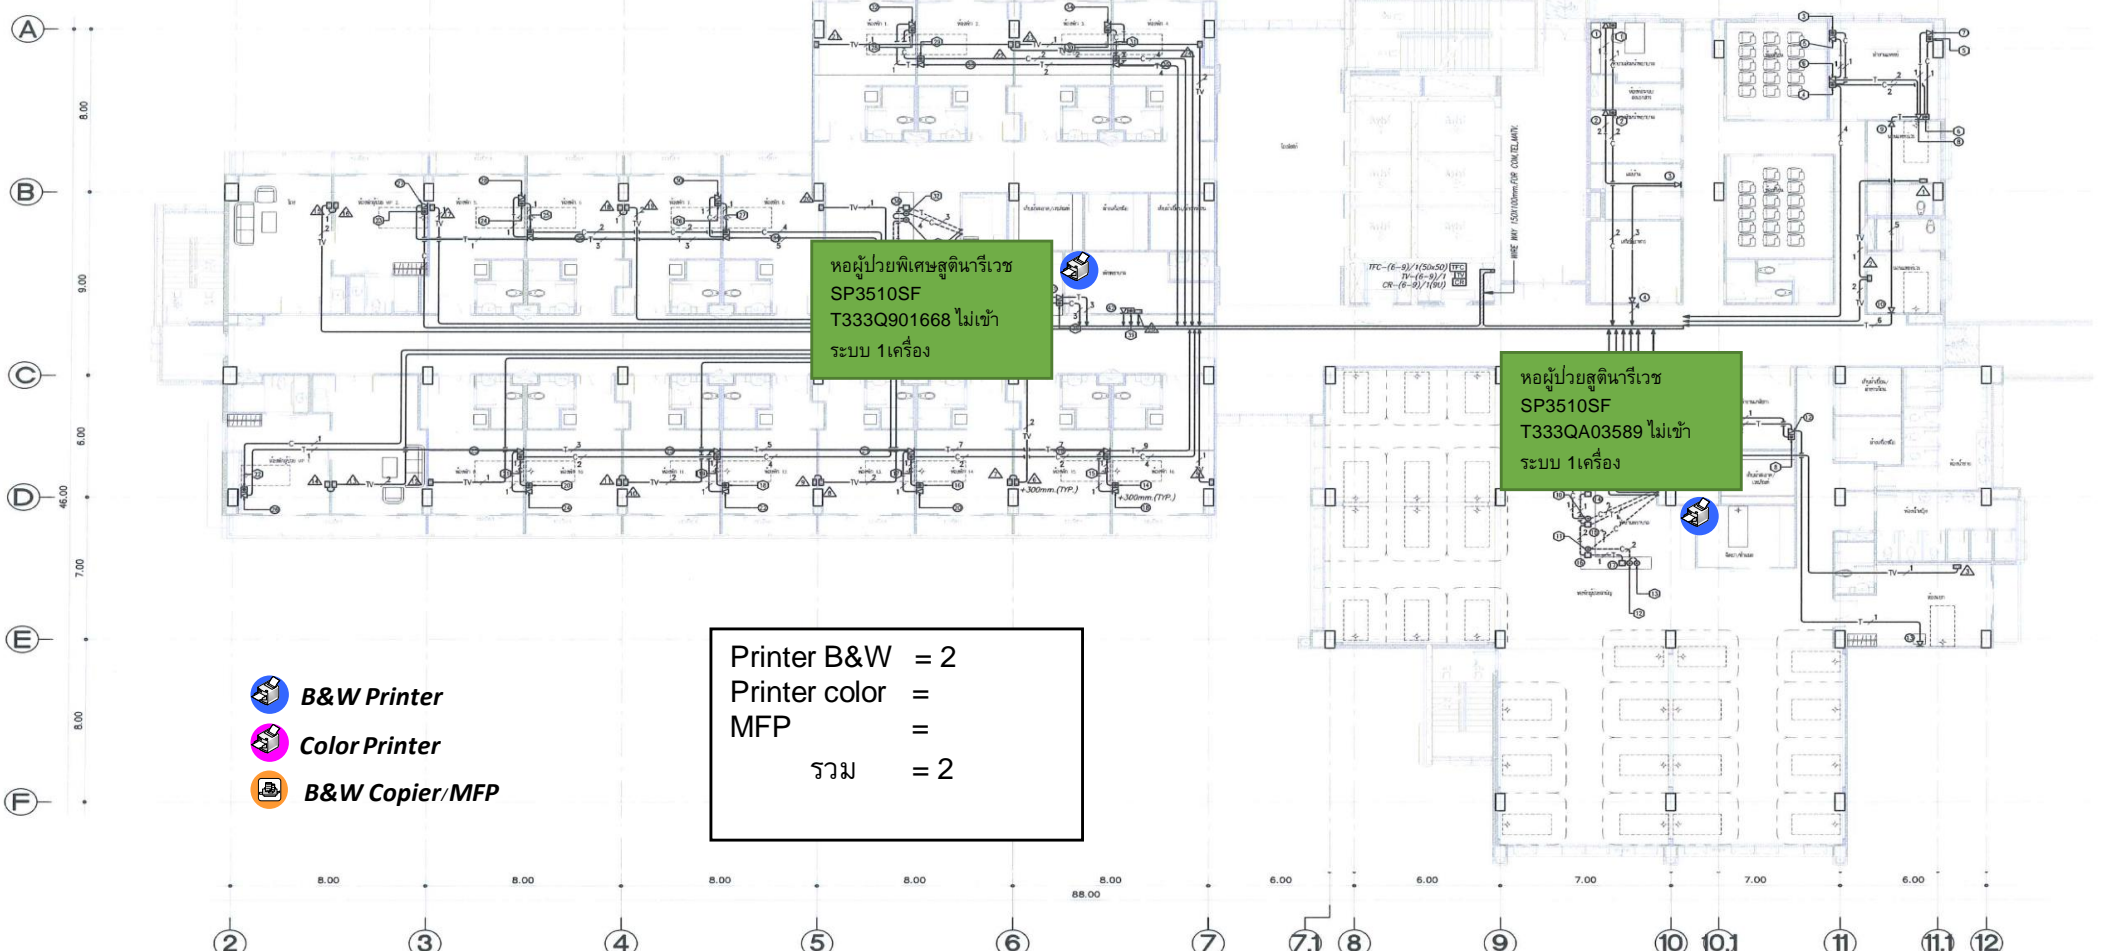


หอผู้ป่วยพิเศษสูตินารีเวช
SP3510SF
T333Q901668 ไม่เข้า
ระบบ 1 เครื่อง


หอผู้ป่วยสูตินารีเวช
SP3510SF
T333QA03589 ไม่เข้า
ระบบ 1 เครื่อง

Printer B&W = 2
Printer color =
MFP =
รวม = 2

- B&W Printer
- Color Printer
- B&W Copier/MFP

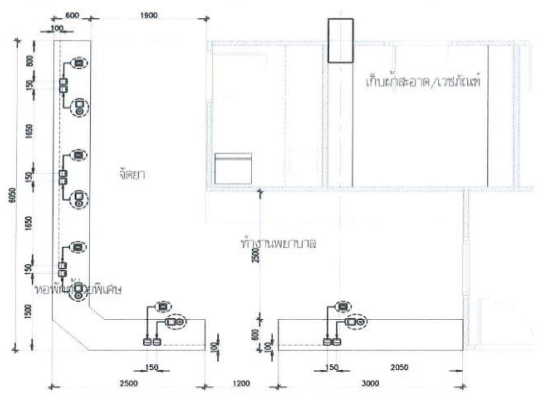

COMPUTER, TELEPHONE, MATV SYSTEMS FOR 6th-9th FLOOR PLAN
SCALE 1:125

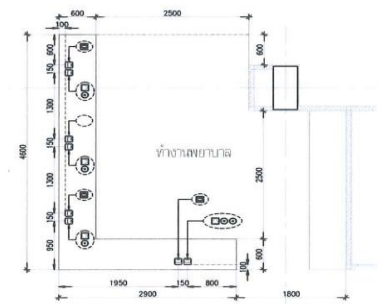

- NOTE.**
- T-1 1-2PR TEV DIA. 0.65MM IN ø 3/2" I.M.C.
 - T-2 2-2PR TEV DIA. 0.65MM IN ø 3/2" I.M.C.
 - T-3 3-2PR TEV DIA. 0.65MM IN ø 3/2" I.M.C.
 - T-4 4-2PR TEV DIA. 0.65MM IN ø 3/2" I.M.C.
 - T-5 5-2PR TEV DIA. 0.65MM IN ø 3/2" I.M.C.
 - T-6 6-2PR TEV DIA. 0.65MM IN ø 3/2" I.M.C.
 - T-7 7-2PR TEV DIA. 0.65MM IN ø 3/2" I.M.C.
 - T-8 8-2PR TEV DIA. 0.65MM IN ø 3/2" I.M.C.
 - T-9 9-2PR TEV DIA. 0.65MM IN ø 3/2" I.M.C.
 - T-10 10-2PR TEV DIA. 0.65MM IN ø 3/2" I.M.C.
 - T-1 1-4PR UTP CAT-6 IN ø 3/2" I.M.C.
 - T-2 2-4PR UTP CAT-6 IN ø 3/2" I.M.C.
 - T-3 3-4PR UTP CAT-6 IN ø 3/2" I.M.C.
 - T-4 4-4PR UTP CAT-6 IN ø 3/2" I.M.C.
 - T-1 1-4PR UTP CAT-6 IN ø 3/2" E.M.T.
 - T-2 2-4PR UTP CAT-6 IN ø 3/2" E.M.T.
 - T-3 3-4PR UTP CAT-6 IN ø 3/2" E.M.T.
 - T-4 4-4PR UTP CAT-6 IN ø 3/2" E.M.T.
 - TV-1 1-(RG-6) IN ø 3/2" E.M.T.
 - TV-2 2-(RG-6) IN ø 3/2" E.M.T.
 - T-1 1-2PR TEV DIA. 0.65MM IN ø 3/2" E.M.T.
 - T-2 2-2PR TEV DIA. 0.65MM IN ø 3/2" E.M.T.
 - T-3 3-2PR TEV DIA. 0.65MM IN ø 3/2" E.M.T.
 - T-4 4-2PR TEV DIA. 0.65MM IN ø 3/2" E.M.T.
 - T-5 5-2PR TEV DIA. 0.65MM IN ø 3/2" E.M.T.
 - T-6 6-2PR TEV DIA. 0.65MM IN ø 3/2" E.M.T.
 - T-7 7-2PR TEV DIA. 0.65MM IN ø 3/2" E.M.T.
 - T-8 8-2PR TEV DIA. 0.65MM IN ø 3/2" E.M.T.
 - T-9 9-2PR TEV DIA. 0.65MM IN ø 3/2" E.M.T.
 - T-10 10-2PR TEV DIA. 0.65MM IN ø 3/2" E.M.T.
 - TV-1 1-(RG-6) IN ø 3/2" E.M.T.
 - TV-2 2-(RG-6) IN ø 3/2" E.M.T.

ชื่อโครงการ



PROJECT TITLE

โครงการกลุ่มอาคาร
เฉลิมพระเกียรติ 84 พรรษา
ณ มหาวิทยาลัยนครสวรรค์

(1) กลุ่มอาคารเฉลิมพระเกียรติ 84 พรรษา 1
พระองโศกธาร : มหาวิทยาลัยนครสวรรค์ จ.นครสวรรค์

ผู้ออกแบบสถาปัตย์โยธา



ผู้ออกแบบงานระบบ



ที่ปรึกษาและควบคุมงาน



กลุ่มบริษัทที่ปรึกษา อินเทอร์เน็ต และ ซี.พี.เอส.เอ็น

วันที่ 21/12/12 2 ชั้น ผลิต 6 ชั้น 1 ชั้น 1000
Tel: (053)33666-7 โทรสาร: 05333666

ผู้จัดการโครงการ :
นาย อภิชาติ สุทธิ ๘๘ ๖140

ผู้บันทึก



EMC Public Company Limited
บริษัท อีเอ็ม ซี จำกัด (มหาชน)
เลขที่ 140/66-67 ซอย 17 แขวง 7 ชั้น 28-30
ถนนเพลินจิต แขวงลุมพินี เขตปทุมธานี กรุงเทพฯ 10330
โทร. 02-615-0100, 02-615-0123-31 แฟกซ์ 02-615-0126-30

ผู้จัดการโครงการ :
นาย อภิชาติ สุทธิ

วิศวกรโครงการ :
นาย ๘๘

สถาปนิกโครงการ :
นาย ๘๘

วิศวกรไฟฟ้า :
นาย ๘๘

วิศวกรเครื่องกล :
นาย ๘๘

วิศวกรเครื่องกล :
นาย ๘๘

TITLE : (AS-BUILTS DWG.)

COMPUTER, TELEPHONE, MATV
SYSTEMS FOR 6th-9th FLOOR PLAN

LOCATION: มหาวิทยาลัยนครสวรรค์ ตำบลท่าโพธิ์
จ.นครสวรรค์ ๖๑๐๐๐


JOB NO: SCALE: 1:125

DRAWN: Warawut D. CHECKED: SUMIT J.

DATE ISSUED: 29-09-2012

DWG. NO. TOTAL

AS-1-CM-13 31

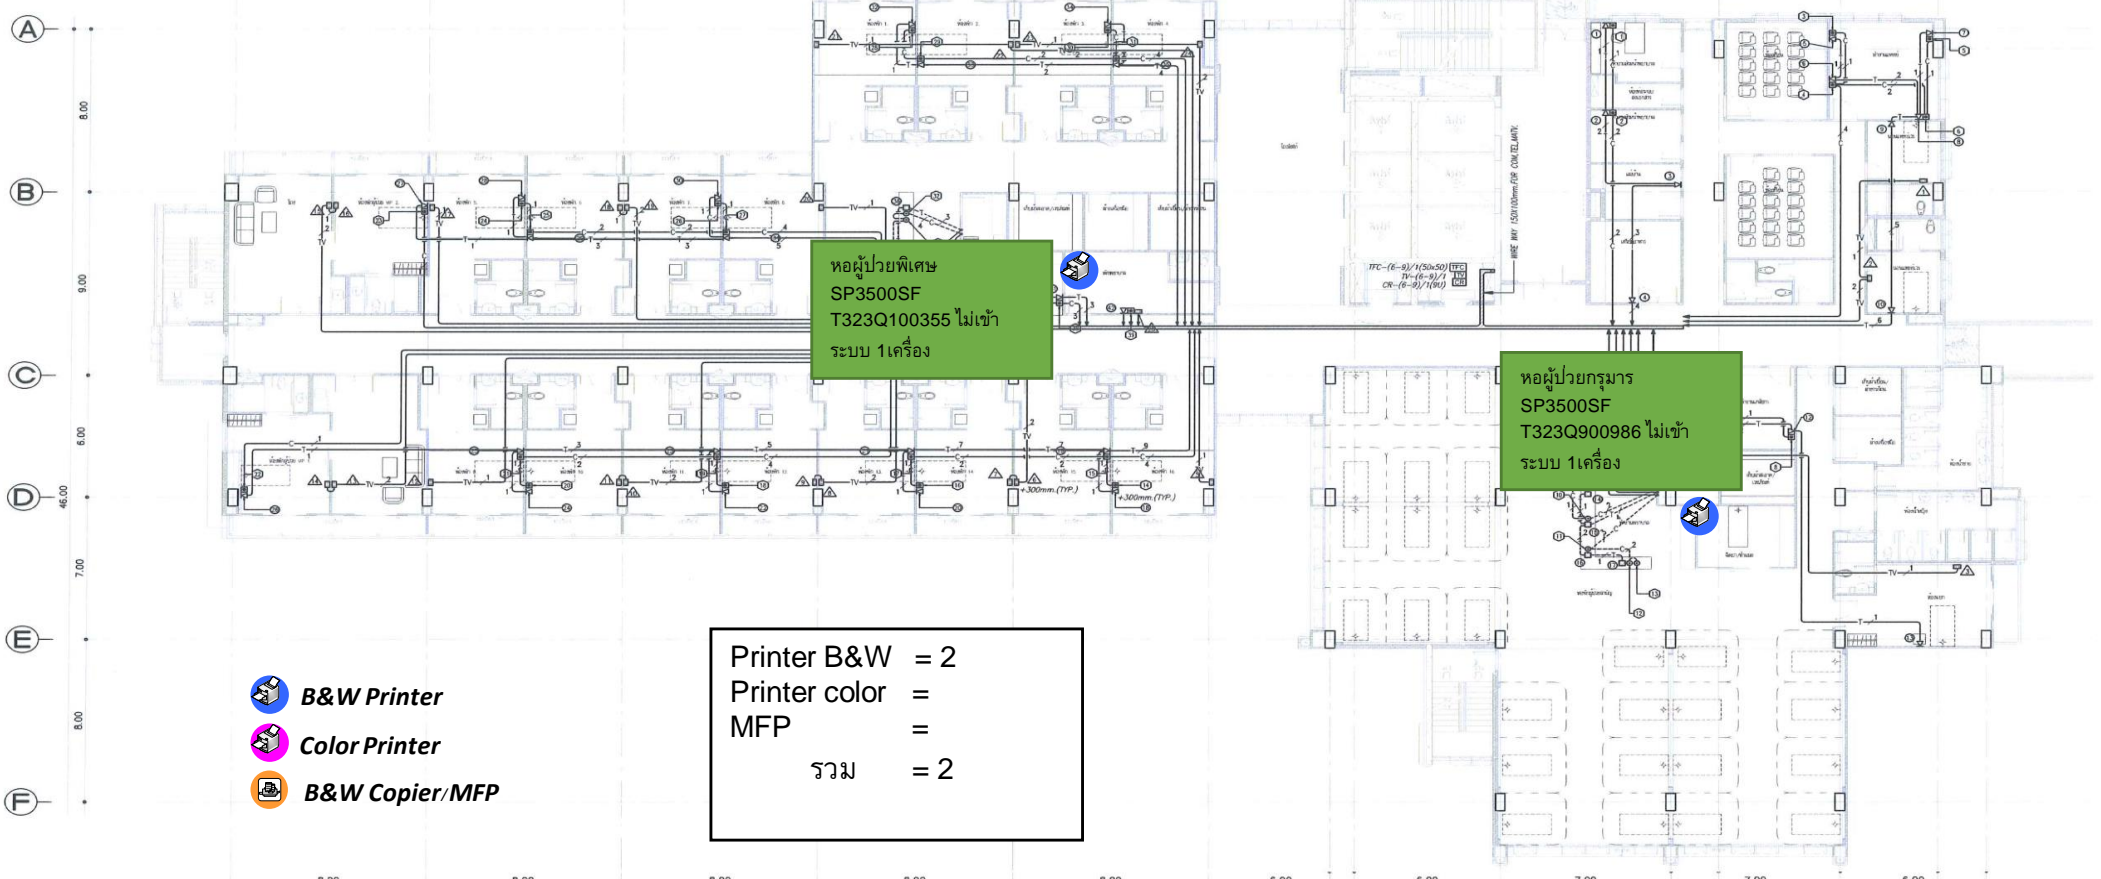



ห้องผู้ช่วยพิเศษ
SP3500SF
T323Q100355 ไม่เข้า
ระบบ 1 เครื่อง

ห้องผู้ช่วยกรรมการ
SP3500SF
T323Q900986 ไม่เข้า
ระบบ 1 เครื่อง

Printer B&W = 2
Printer color =
MFP =
รวม = 2

- B&W Printer
- Color Printer
- B&W Copier/MFP

COMPUTER, TELEPHONE, MATV SYSTEMS FOR 6th-9th FLOOR PLAN
SCALE 1:125

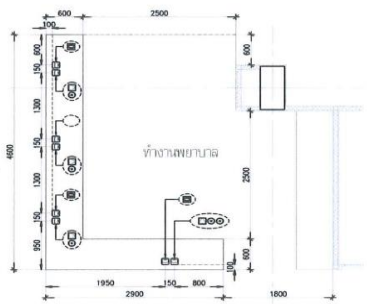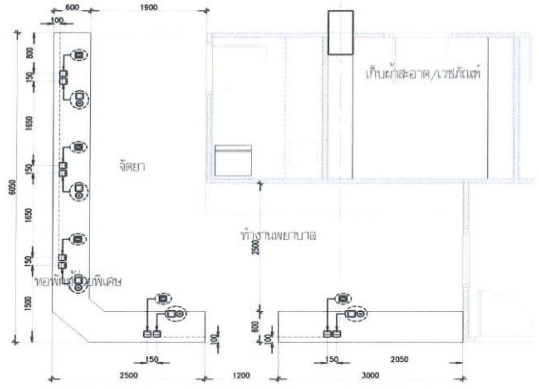

NOTE.

- 1-2PR TEV DIA. 0.65MM IN @ 3/4" I.M.C.
- 2-2PR TEV DIA. 0.65MM IN @ 3/4" I.M.C.
- 3-2PR TEV DIA. 0.65MM IN @ 3/4" I.M.C.
- 4-2PR TEV DIA. 0.65MM IN @ 3/4" I.M.C.
- 5-2PR TEV DIA. 0.65MM IN @ 3/4" I.M.C.
- 6-2PR TEV DIA. 0.65MM IN @ 3/4" I.M.C.
- 7-2PR TEV DIA. 0.65MM IN @ 3/4" I.M.C.
- 8-2PR TEV DIA. 0.65MM IN @ 3/4" I.M.C.
- 9-2PR TEV DIA. 0.65MM IN @ 3/4" I.M.C.
- 10-2PR TEV DIA. 0.65MM IN @ 3/4" I.M.C.
- 1-4PR UTP CAT-6 IN @ 3/4" I.M.C.
- 2-4PR UTP CAT-6 IN @ 3/4" I.M.C.
- 3-4PR UTP CAT-6 IN @ 3/4" I.M.C.
- 4-4PR UTP CAT-6 IN @ 3/4" I.M.C.
- 1-4PR UTP CAT-6 IN @ 3/4" E.M.T.
- 2-4PR UTP CAT-6 IN @ 3/4" E.M.T.
- 3-4PR UTP CAT-6 IN @ 3/4" E.M.T.
- 4-4PR UTP CAT-6 IN @ 3/4" E.M.T.
- 1-(RG-6) IN @ 3/4" E.M.T.
- 2-(RG-6) IN @ 3/4" E.M.T.
- 1-(RG-6) IN @ 3/4" E.M.T.
- 2-(RG-6) IN @ 3/4" E.M.T.