

- B&W Printer
- Color Printer
- B&W Copier/MFP

Printer B&W	= 1
Printer color	= 1
MFP	= 1
รวม	= 3

COMPUTER TELEPHONE MATV SYSTEMS FOR GROUND FLOOR PLAN
SCALE 1:125

- COMPUTER OUTLET
- TELEPHONE OUTLET
- TV OUTLET
- PUBLIC TELEPHONE OUTLET

NOTE.

1-2PR TEV DIA. 0.65MM IN # 1/2" I.M.C.	1-4PR UTP CAT-6 IN # 1/2" I.M.C.
2-2PR TEV DIA. 0.65MM IN # 1/2" I.M.C.	2-(RG-6) IN # 3/4" E.M.T.
3-2PR TEV DIA. 0.65MM IN # 1/2" I.M.C.	2-4PR UTP CAT-6 IN # 1/2" I.M.C.
4-2PR TEV DIA. 0.65MM IN # 1/2" I.M.C.	3-4PR UTP CAT-6 IN # 3/4" I.M.C.
5-2PR TEV DIA. 0.65MM IN # 3/4" I.M.C.	4-4PR UTP CAT-6 IN # 3/4" I.M.C.
6-2PR TEV DIA. 0.65MM IN # 3/4" I.M.C.	1-4PR UTP CAT-6 IN # 1/2" E.M.T.
7-2PR TEV DIA. 0.65MM IN # 3/4" I.M.C.	2-4PR UTP CAT-6 IN # 1/2" E.M.T.
8-2PR TEV DIA. 0.65MM IN # 3/4" I.M.C.	3-4PR UTP CAT-6 IN # 3/4" E.M.T.
9-2PR TEV DIA. 0.65MM IN # 3/4" I.M.C.	4-4PR UTP CAT-6 IN # 3/4" E.M.T.
10-2PR TEV DIA. 0.65MM IN # 3/4" I.M.C.	
1-2PR TEV DIA. 0.65MM IN # 1/2" E.M.T.	1-(RG-6) IN # 1/2" E.M.T.
2-2PR TEV DIA. 0.65MM IN # 1/2" E.M.T.	2-(RG-6) IN # 3/4" E.M.T.
3-2PR TEV DIA. 0.65MM IN # 1/2" E.M.T.	
4-2PR TEV DIA. 0.65MM IN # 1/2" E.M.T.	1-(RG-6) IN # 1/2" E.M.T.
5-2PR TEV DIA. 0.65MM IN # 3/4" E.M.T.	2-(RG-6) IN # 3/4" E.M.T.
6-2PR TEV DIA. 0.65MM IN # 3/4" E.M.T.	
7-2PR TEV DIA. 0.65MM IN # 3/4" E.M.T.	
8-2PR TEV DIA. 0.65MM IN # 3/4" E.M.T.	
9-2PR TEV DIA. 0.65MM IN # 3/4" E.M.T.	
10-2PR TEV DIA. 0.65MM IN # 3/4" E.M.T.	

ชื่อโครงการ



PROJECT TITLE

โครงการกลุ่มอาคาร
เฉลิมพระเกียรติ 84 พรรษา
ณ มหาวิทยาลัยเทคโนโลยีพระจอมเกล้าธนบุรี

(2) กลุ่มอาคารเฉลิมพระเกียรติ 84 พรรษา 2
ตึกของโครงการ : มหาวิทยาลัยเทคโนโลยีพระจอมเกล้าธนบุรี

ผู้ออกแบบสถาปัตย์โครงการ



ผู้ออกแบบงานระบบ



ทีมศึกษาและควบคุมงาน



กลุ่มบริษัทที่ปรึกษา อินเทอร์เน็ต และ ซี.ที.เอส.เอ็น
เลขที่ 21/42 หมู่ 2 ตำบล คลองเตย อำเภอ คลองเตย 10110
โทร. (02) 333 3666-7 โทรสาร (02) 333 3668

ผู้จัดการโครงการ :

นาย พล ธีรวิมลคุณย์ ส.ร. 8140

ผู้รับจ้าง



EMC Public Company Limited
บริษัท ซี.เอ็ม.ซี. จำกัด (มหาชน)
เลขที่ 140/66-67 ซอย นพ. ทรราช 2 ชั้น 28-30
ถนนสีลม แขวงสุริยวงศ์ เขตบางรัก กรุงเทพฯ 10500
โทร. 02-815-8100, 02-815-8101-8102-8103 โทรสาร 02-815-8128-31

ผู้จัดการโครงการ :

นาย พล ธีรวิมลคุณย์

วิศวกรโครงการ :

นาย วุฒิชัย สมนานต์ ส.ร. 8821

สถาปนิกโครงการ :

นายสาธิต นิลสุภา ส.ร. 19704

วิศวกรไฟฟ้า :

นาย สุวัฒน์ จันทศิริทอง ส.ร. 4654

วิศวกรเครื่องกล :


นายสาธิต สมนานต์ ส.ร. 2664


วิศวกรเครื่องกล :

นาย พล ธีรวิมลคุณย์ ส.ร. 7528

TITLE : (AS-BUILTS DWG.)

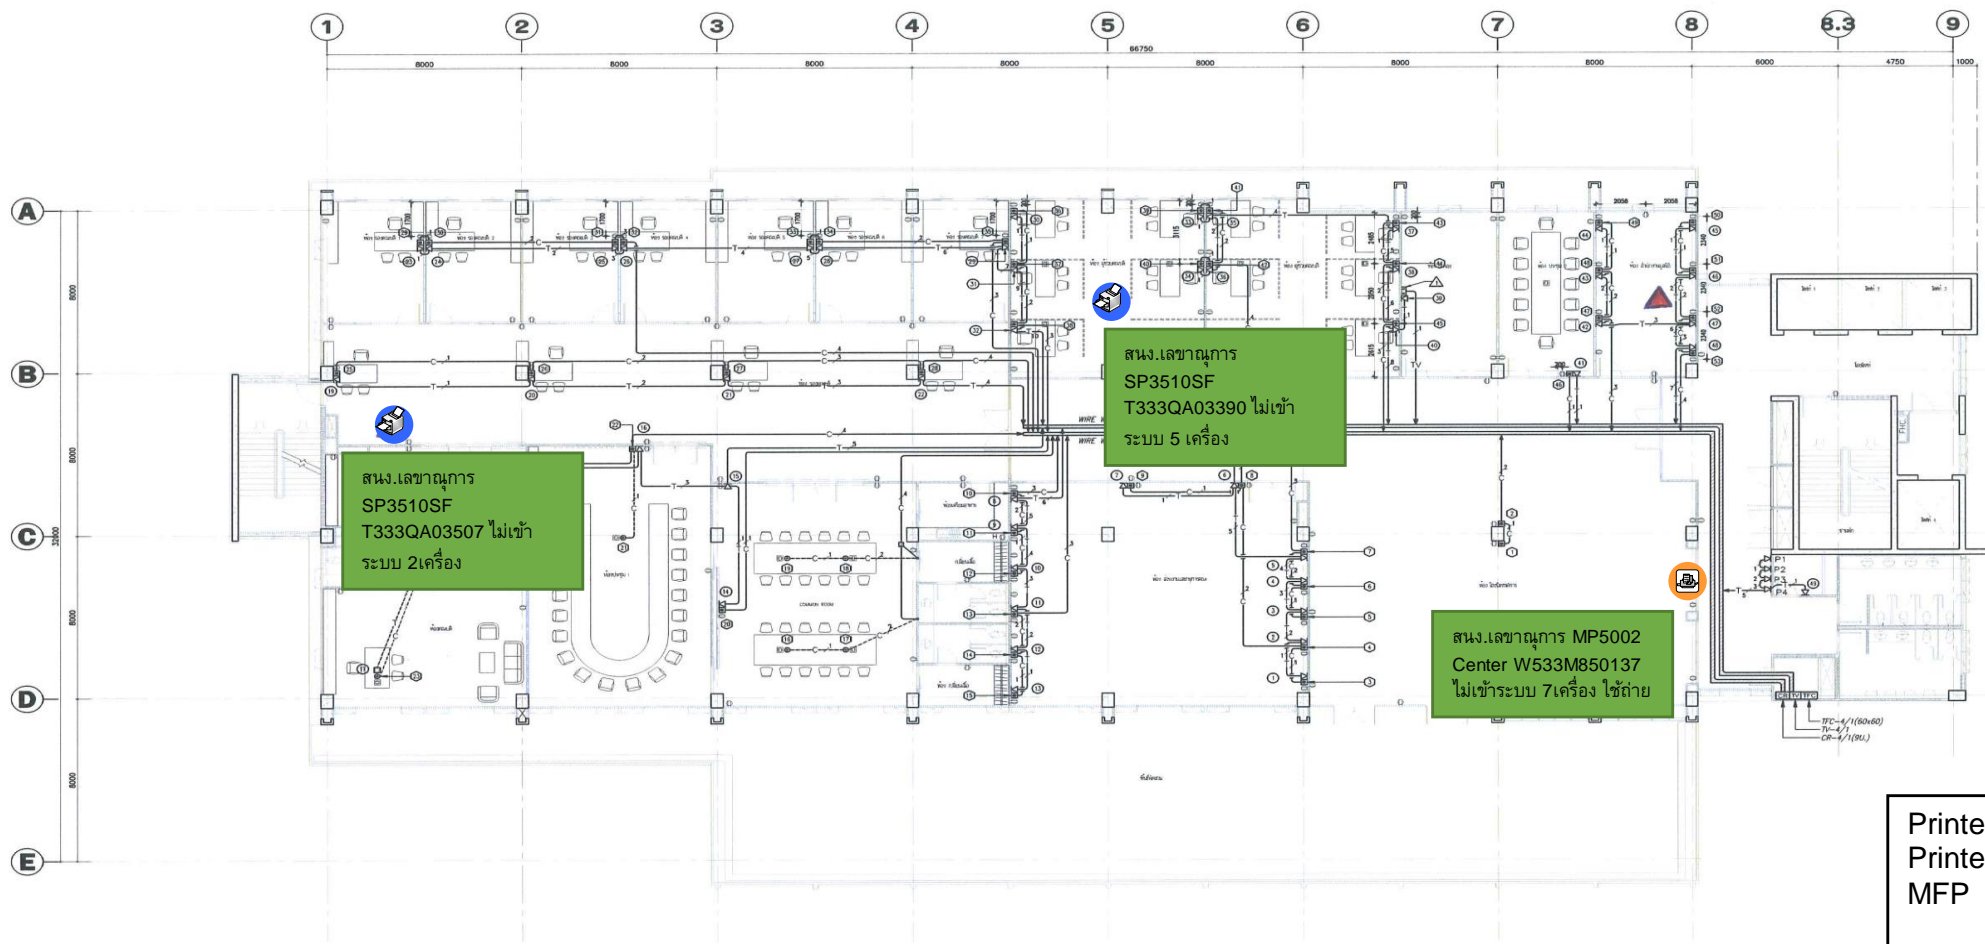


 
COMPUTER, TELEPHONE, MATV SYSTEMS FOR 4th FLOOR PLAN



-  B&W Printer = 2
-  Color Printer = 1
-  B&W Copier/MFP = 1

Printer B&W = 2
Printer color = 1
MFP = 1
รวม = 3


COMPUTER TELEPHONE MATV SYSTEMS FOR 4th FLOOR PLAN
SCALE 1:125

-  COMPUTER OUTLET
-  TELEPHONE OUTLET
-  TV OUTLET
-  PUBLIC TELEPHONE OUTLET

NOTE.

- 1-2PR TIEV DIA. 0.65MM IN # 3/2" I.M.C.
- 2-2PR TIEV DIA. 0.65MM IN # 3/2" I.M.C.
- 3-2PR TIEV DIA. 0.65MM IN # 3/2" I.M.C.
- 4-2PR TIEV DIA. 0.65MM IN # 3/2" I.M.C.
- 5-2PR TIEV DIA. 0.65MM IN # 3/2" I.M.C.
- 6-2PR TIEV DIA. 0.65MM IN # 3/2" I.M.C.
- 7-2PR TIEV DIA. 0.65MM IN # 3/2" I.M.C.
- 8-2PR TIEV DIA. 0.65MM IN # 3/2" I.M.C.
- 9-2PR TIEV DIA. 0.65MM IN # 3/2" I.M.C.
- 10-2PR TIEV DIA. 0.65MM IN # 3/2" I.M.C.
- 1-4PR UTP CAT-5 IN # 3/2" I.M.C.
- 2-4PR UTP CAT-6 IN # 3/2" I.M.C.
- 3-4PR UTP CAT-6 IN # 3/2" I.M.C.
- 4-4PR UTP CAT-6 IN # 3/2" I.M.C.
- 1-4PR UTP CAT-5 IN # 3/2" E.M.T.
- 2-4PR UTP CAT-6 IN # 3/2" E.M.T.
- 3-4PR UTP CAT-6 IN # 3/2" E.M.T.
- 4-4PR UTP CAT-6 IN # 3/2" E.M.T.
- 1-(RG-6) IN # 3/2" E.M.T.
- 2-(RG-6) IN # 3/2" E.M.T.
- 1-(RG-6) IN # 3/2" E.M.T.
- 2-(RG-6) IN # 3/2" E.M.T.
- 1-2PR TIEV DIA. 0.65MM IN # 3/2" E.M.T.
- 2-2PR TIEV DIA. 0.65MM IN # 3/2" E.M.T.
- 3-2PR TIEV DIA. 0.65MM IN # 3/2" E.M.T.
- 4-2PR TIEV DIA. 0.65MM IN # 3/2" E.M.T.
- 5-2PR TIEV DIA. 0.65MM IN # 3/2" E.M.T.
- 6-2PR TIEV DIA. 0.65MM IN # 3/2" E.M.T.
- 7-2PR TIEV DIA. 0.65MM IN # 3/2" E.M.T.
- 8-2PR TIEV DIA. 0.65MM IN # 3/2" E.M.T.
- 9-2PR TIEV DIA. 0.65MM IN # 3/2" E.M.T.
- 10-2PR TIEV DIA. 0.65MM IN # 3/2" E.M.T.

LOCATION:	มหาวิทยาลัยเทคโนโลยีพระจอมเกล้าธนบุรี
JOB NO:	SCALE: 1:125
DATE ISSUED:	CHECKED: SUWIT J.
DWG. NO.	14-09-2012
TOTAL	
AS-2-CM-10	42

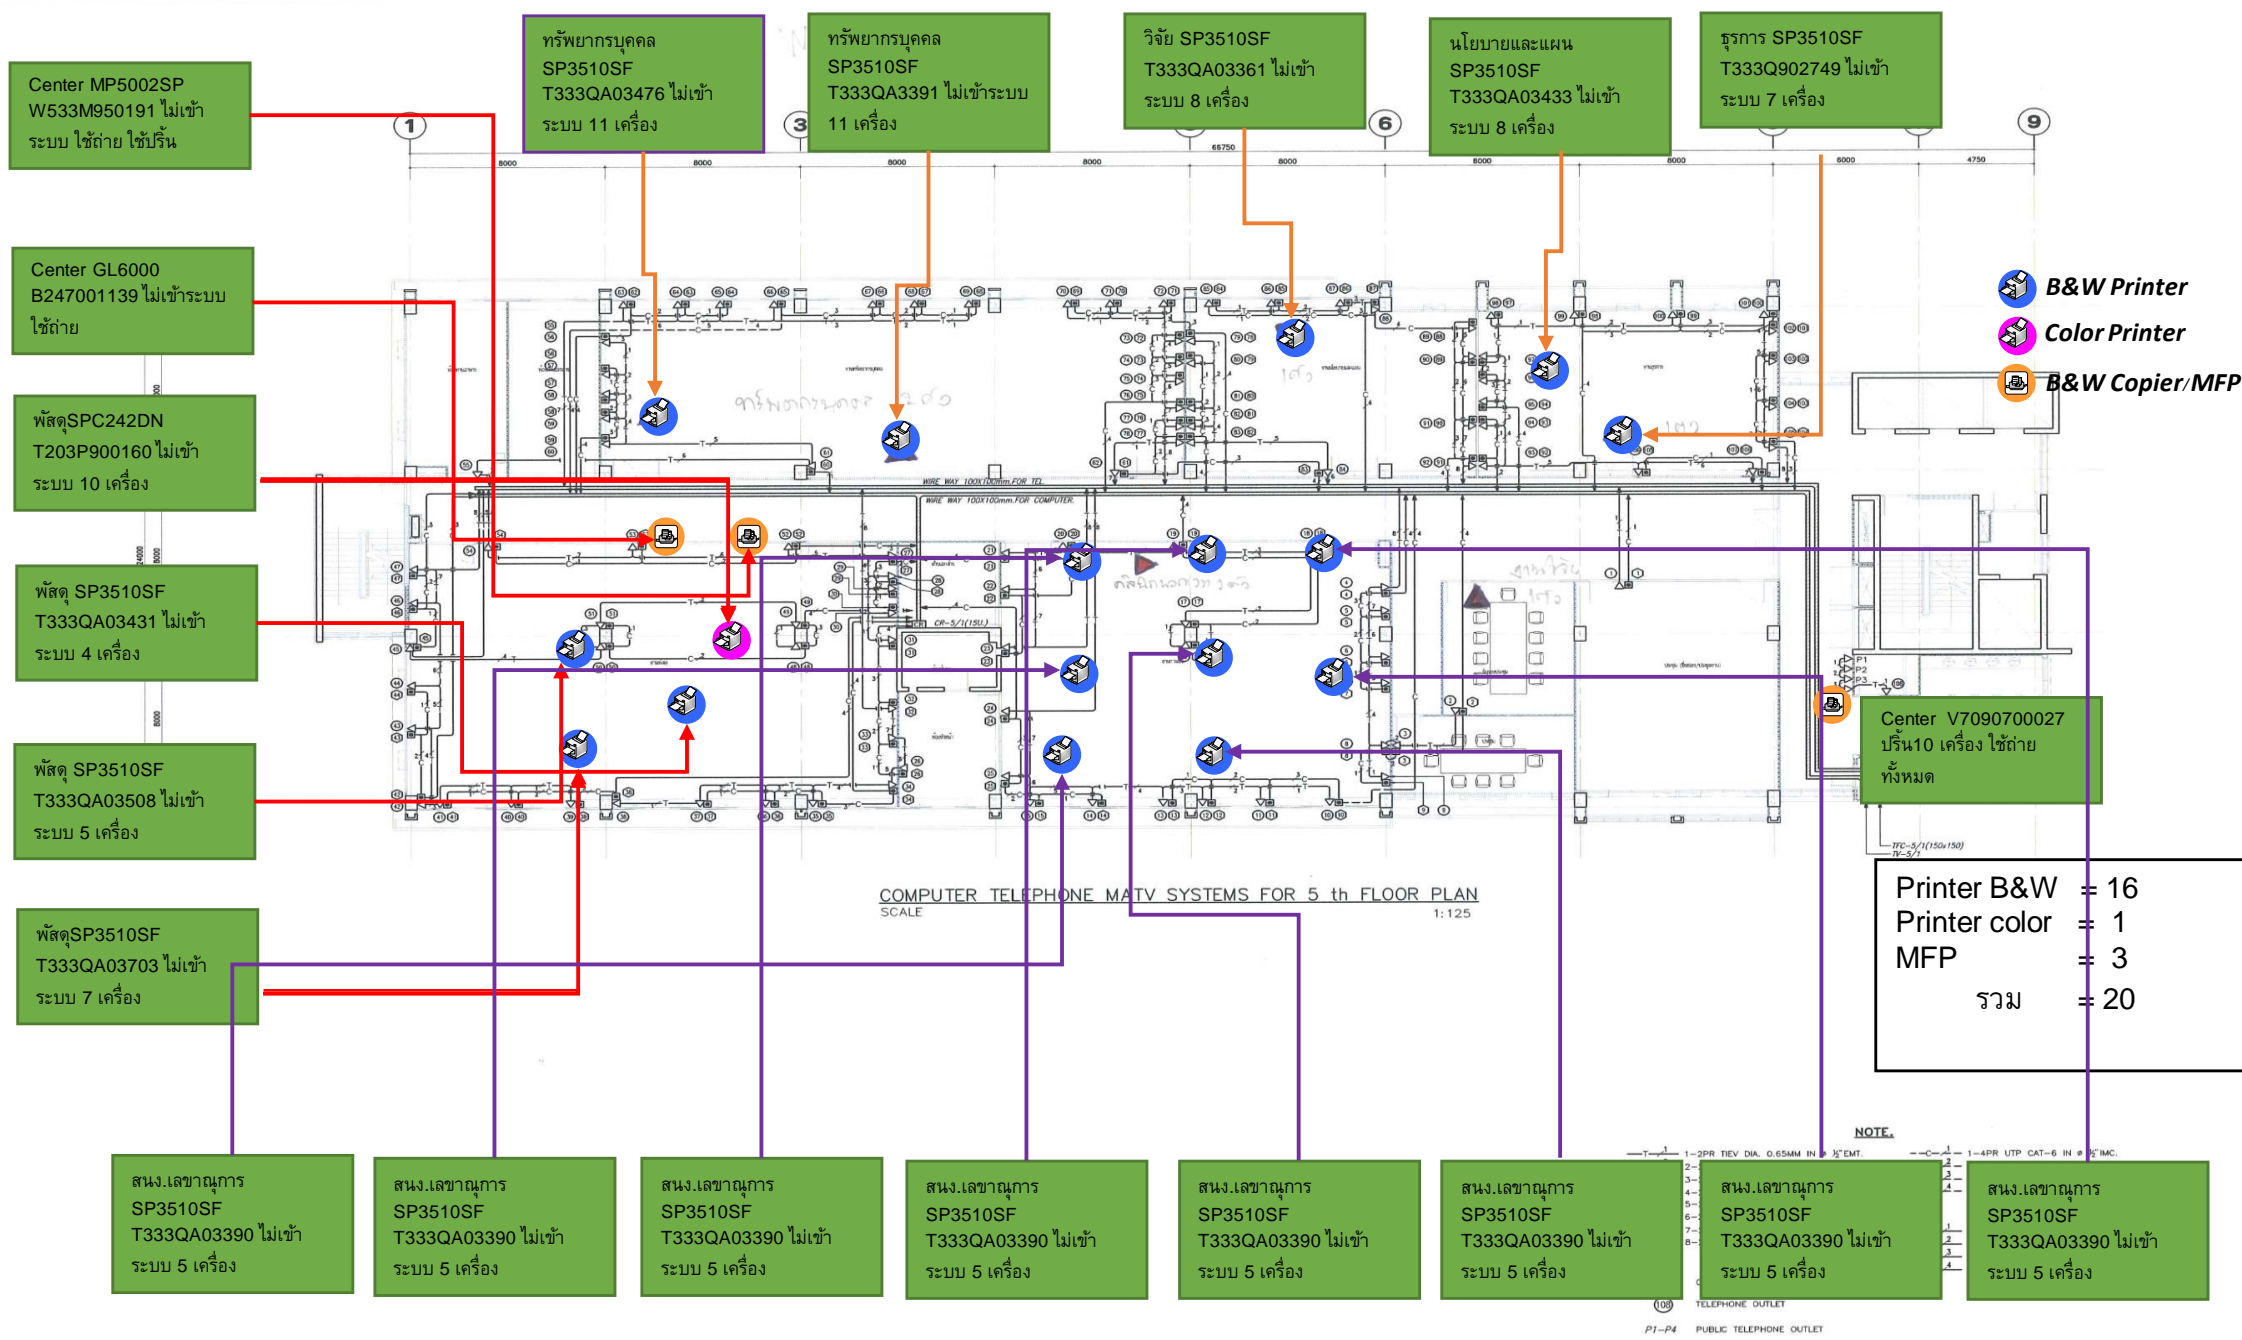

ชื่อโครงการ
โครงการกลุ่มอาคารเฉลิมพระเกียรติ 84 พรรษา ณ มหาวิทยาลัยวลัยลักษณ์ (2) กลุ่มอาคารเฉลิมพระเกียรติ 84 พรรษา 2 แห่งโครงการ : มหาวิทยาลัยวลัยลักษณ์ จ.นครศรีธรรมราช

ผู้ออกแบบสถาปัตย์โครงการ
ARCHITECTS ONE HUNDRED AND TEN CO., LTD.
110

ผู้เขียนแบบระบบ
ELEMAC COMPANY LIMITED


ที่ปรึกษาและควบคุมงาน
INTERPAD

กลุ่มบริษัทที่ปรึกษา วิศวกรรม และ วิศวกรรมโยธา
EMC Public Company Limited บริษัท อีเอ็ม ซี จำกัด (มหาชน)
เลขที่ 140/26-27 ซอยบางเขน แขวงจตุจักร เขตจตุจักร กรุงเทพฯ 10000
โทร. 02-615-6100, 02-615-6128-31 แฟกซ์ 02-615-6128-30

ผู้จัดการโครงการ : นายสุชาติ สมบูรณ์ ๘๘ ๘๘๓๑
วิศวกรโครงการ : นายชวกร นิลสุต ๗๘ 19704
สถาปนิกโครงการ : นายสุชาติ จันทศิริทอง ๘๗ ๔๘๕4
วิศวกรที่ควบคุม : นายชวกร นิลสุต ๗๘ 2๘๕4
วิศวกรเครื่องกล : นายและเชษฐ ๘๗ ๗๕๒๘

TITLE : (AS-BUILTS DWG.)

LOCATION:	มหาวิทยาลัยวลัยลักษณ์ ตำบลศาลาไก่ข่อย อ.เมือง จ.นครศรีธรรมราช ๘๕๐๐๐
JOB NO:	SCALE: 1:125
DRAWN: Warawut D.	CHECKED: SUWIT J.
DATE ISSUED: 14-09-2012	
DWG. NO.	TOTAL
AS-2-CM-11	42

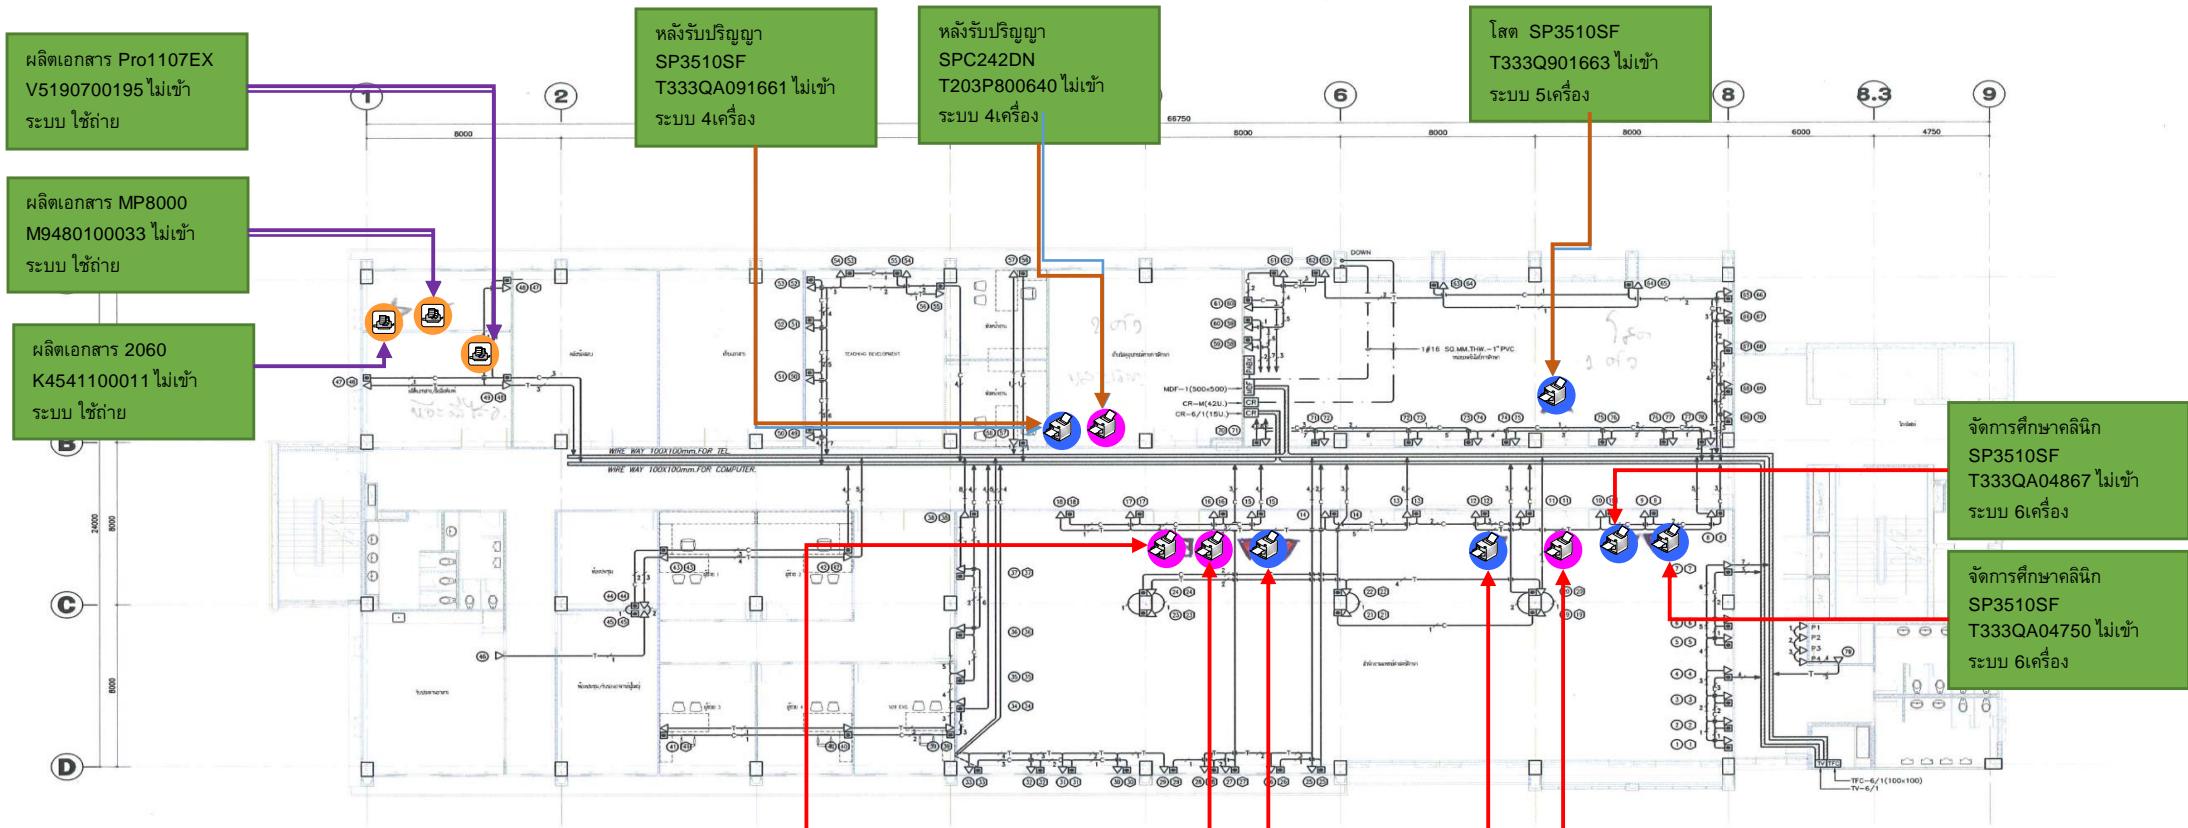

ผลิตภัณฑ์เอกสาร Pro1107EX
V5190700195 ไม่เข้า
ระบบ ใช้ถ่าย

ผลิตภัณฑ์เอกสาร MP8000
M9480100033 ไม่เข้า
ระบบ ใช้ถ่าย

ผลิตภัณฑ์เอกสาร 2060
K4541100011 ไม่เข้า
ระบบ ใช้ถ่าย

หลังรับปริญญา
SP3510SF
T333QA091661 ไม่เข้า
ระบบ 4เครื่อง

หลังรับปริญญา
SPC242DN
T203P800640 ไม่เข้า
ระบบ 4เครื่อง

โสต SP3510SF
T333Q901663 ไม่เข้า
ระบบ 5เครื่อง

จัดการศึกษาคลินิก
SP3510SF
T333QA04867 ไม่เข้า
ระบบ 6เครื่อง

จัดการศึกษาคลินิก
SP3510SF
T333QA04750 ไม่เข้า
ระบบ 6เครื่อง

Printer B&W = 6
Printer color = 4
MFP = 3
รวม = 13

-  B&W Printer
-  Color Printer
-  B&W Copier/MFP

สนับสนุนการศึกษา
SPC242DN
T203PA00796 ไม่เข้า
ระบบ 12เครื่อง



 
สนับสนุนการศึกษา
SPC430DN
S9309101427 ไม่เข้า
ระบบ 12เครื่อง

สนับสนุนการศึกษา
SP3510SF
T333QA04752 ไม่เข้า
ระบบ 12เครื่อง

จัดการศึกษาปริคตินิก
SP3510SF
T333QA04910 ไม่เข้า
ระบบ 8เครื่อง

จัดการศึกษาปริคตินิก
MPC305SF
W803P60066 ไม่เข้า
ระบบ 8เครื่อง

COMPUTER TELEPHONE MATV SYSTEMS FOR 6th FLOOR PLAN
SCALE 1:125

-  COMPUTER OUTLET
-  TELEPHONE OUTLET
-  PUBLIC TELEPHONE OUTLET

ชื่อโครงการ



PROJECT TITLE

โครงการกลุ่มอาคาร
เฉลิมพระเกียรติ 84 พรรษา
ณ มหาวิทยาลัยรัตนนคร

(2) กลุ่มอาคารเฉลิมพระเกียรติ 84 พรรษา 2
เขตรองโครงการ : มหาวิทยาลัยรัตนนคร 4 ชั้นสูง

ผู้ออกแบบสถาปัตย์: โครตช่าง



ผู้ออกแบบงานระบบ



ที่ปรึกษาและควบคุมงาน



กลุ่มบริษัทที่ปรึกษา อินเตอร์เนท และ ที ซี เค เอ็ม
เลขที่ 21/12/2522 2 ชั้น, หมู่ที่ 2 อ.เมือง จ.เชียงใหม่ 50100
โทร: (053) 320666-7 โทรสาร: (053) 320668

ผู้จัดการโครงการ :
นางจ ชลวิมลฤทธิ์ ส. ๑140

ผู้รับจ้าง



EMC Public Company Limited
บริษัท ซี เอ็ม ซี จำกัด (มหาชน)
เลขที่ 140/86-87 ถนน 111 แขวงวัดใหม่ 25-30
แขวงเมือง เขตจตุจักร กรุงเทพมหานคร 10500
โทร: 02-015-8100, 02-015-8128-31 แฟกซ์: 02-015-8128-30

ผู้จัดการโครงการ :
นายสุวัฒน์ วัฒนศิริกุล

วิศวกรโครงการ :
นาย บุรณิ สมบูรณ์ ส.๑๘21

สถาปนิกโครงการ :
นายสาธิต นิลสุภา ส.๑๘ 15704

วิศวกรไฟฟ้า :
นาย สุวิทย์ ชินวงศ์ ส.๑๘ 4654

วิศวกรสิ่งแวดล้อม :
นายสาธิต วัฒนศิริกุล ส.๑๘ 2864

วิศวกรเครื่องกล :
นาย และศิษฐ์ อู่พันธ์ ส.๑๘ 7528

TITLE : (AS-BUILTS DWG.)

COMPUTER, TELEPHONE, MATV
SYSTEMS FOR 6th FLOOR PLAN

LOCATION: มหาวิทยาลัยรัตนนคร ตำบลท่าโพธิ์
อ.เมือง จ.พิษณุโลก ๖๕๐๐๐

JOB NO: SCALE: 1:125

DRAWN: Warawut D. CHECKED: SUWIT J.
DATE ISSUED: 14-09-2012
DWG. NO. TOTAL